




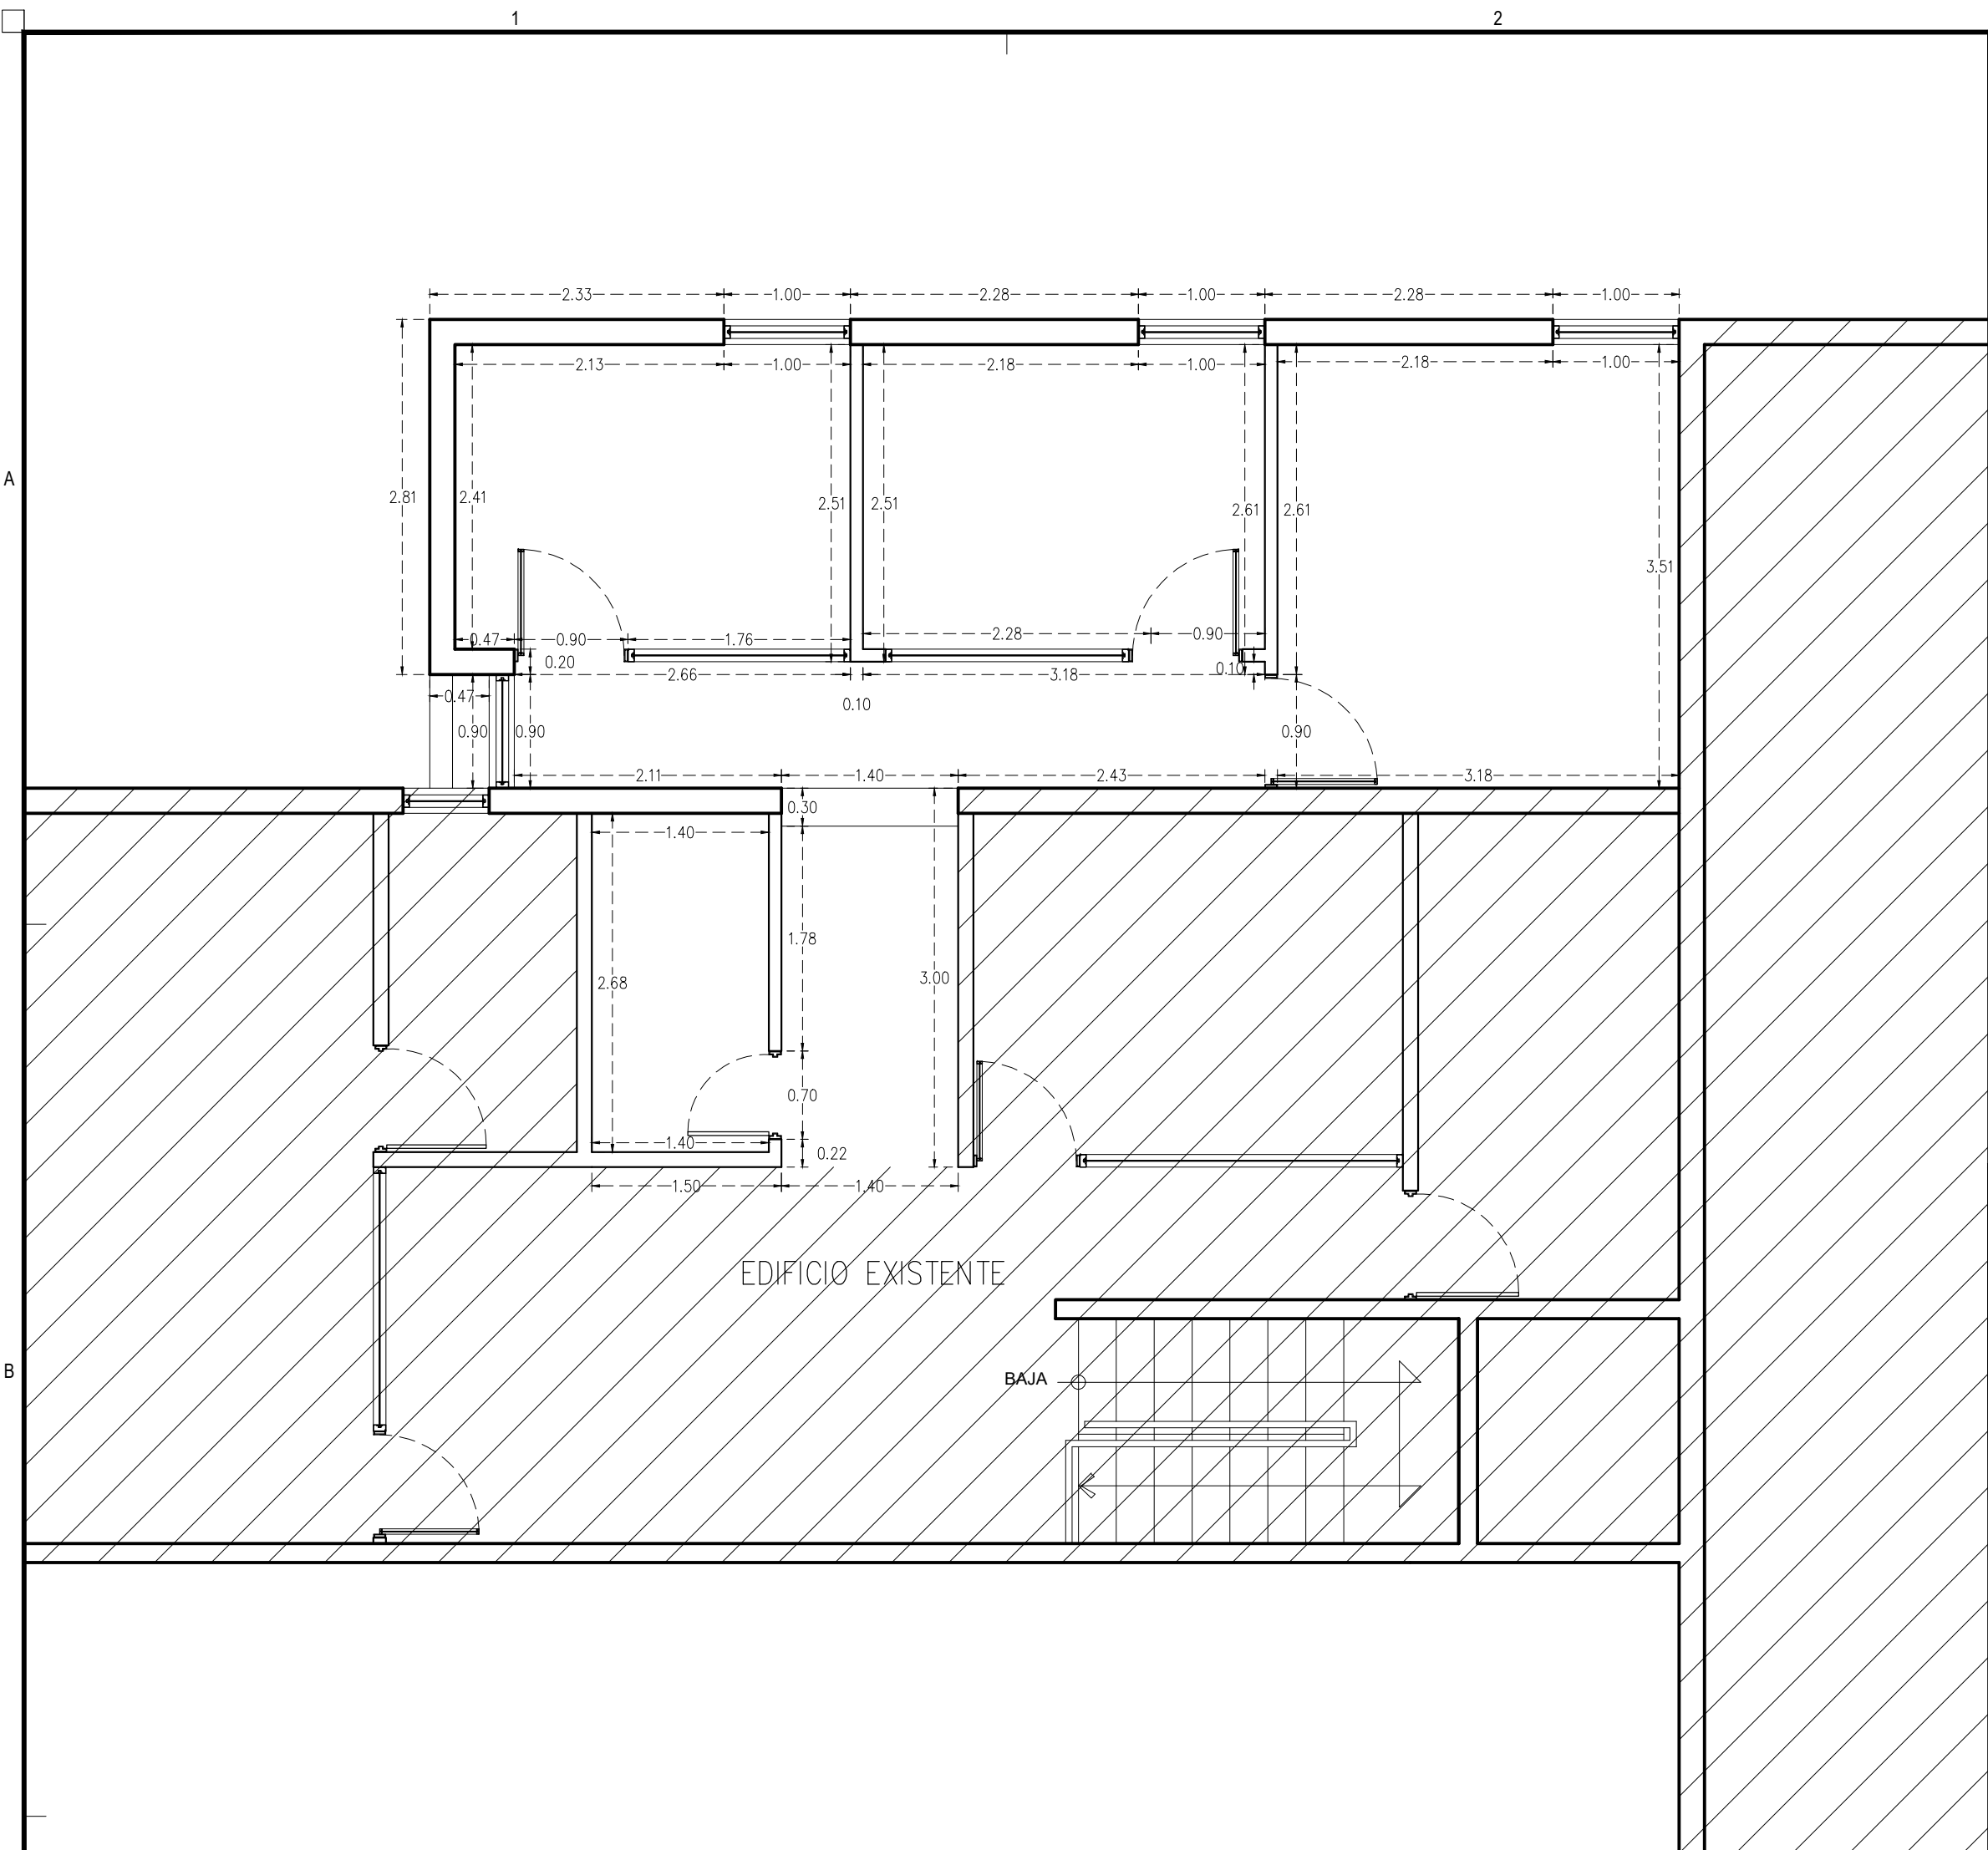


C1 PLANO DE TRAZO OFICINAS PLANTA ALTA
ESCALA: 1:50

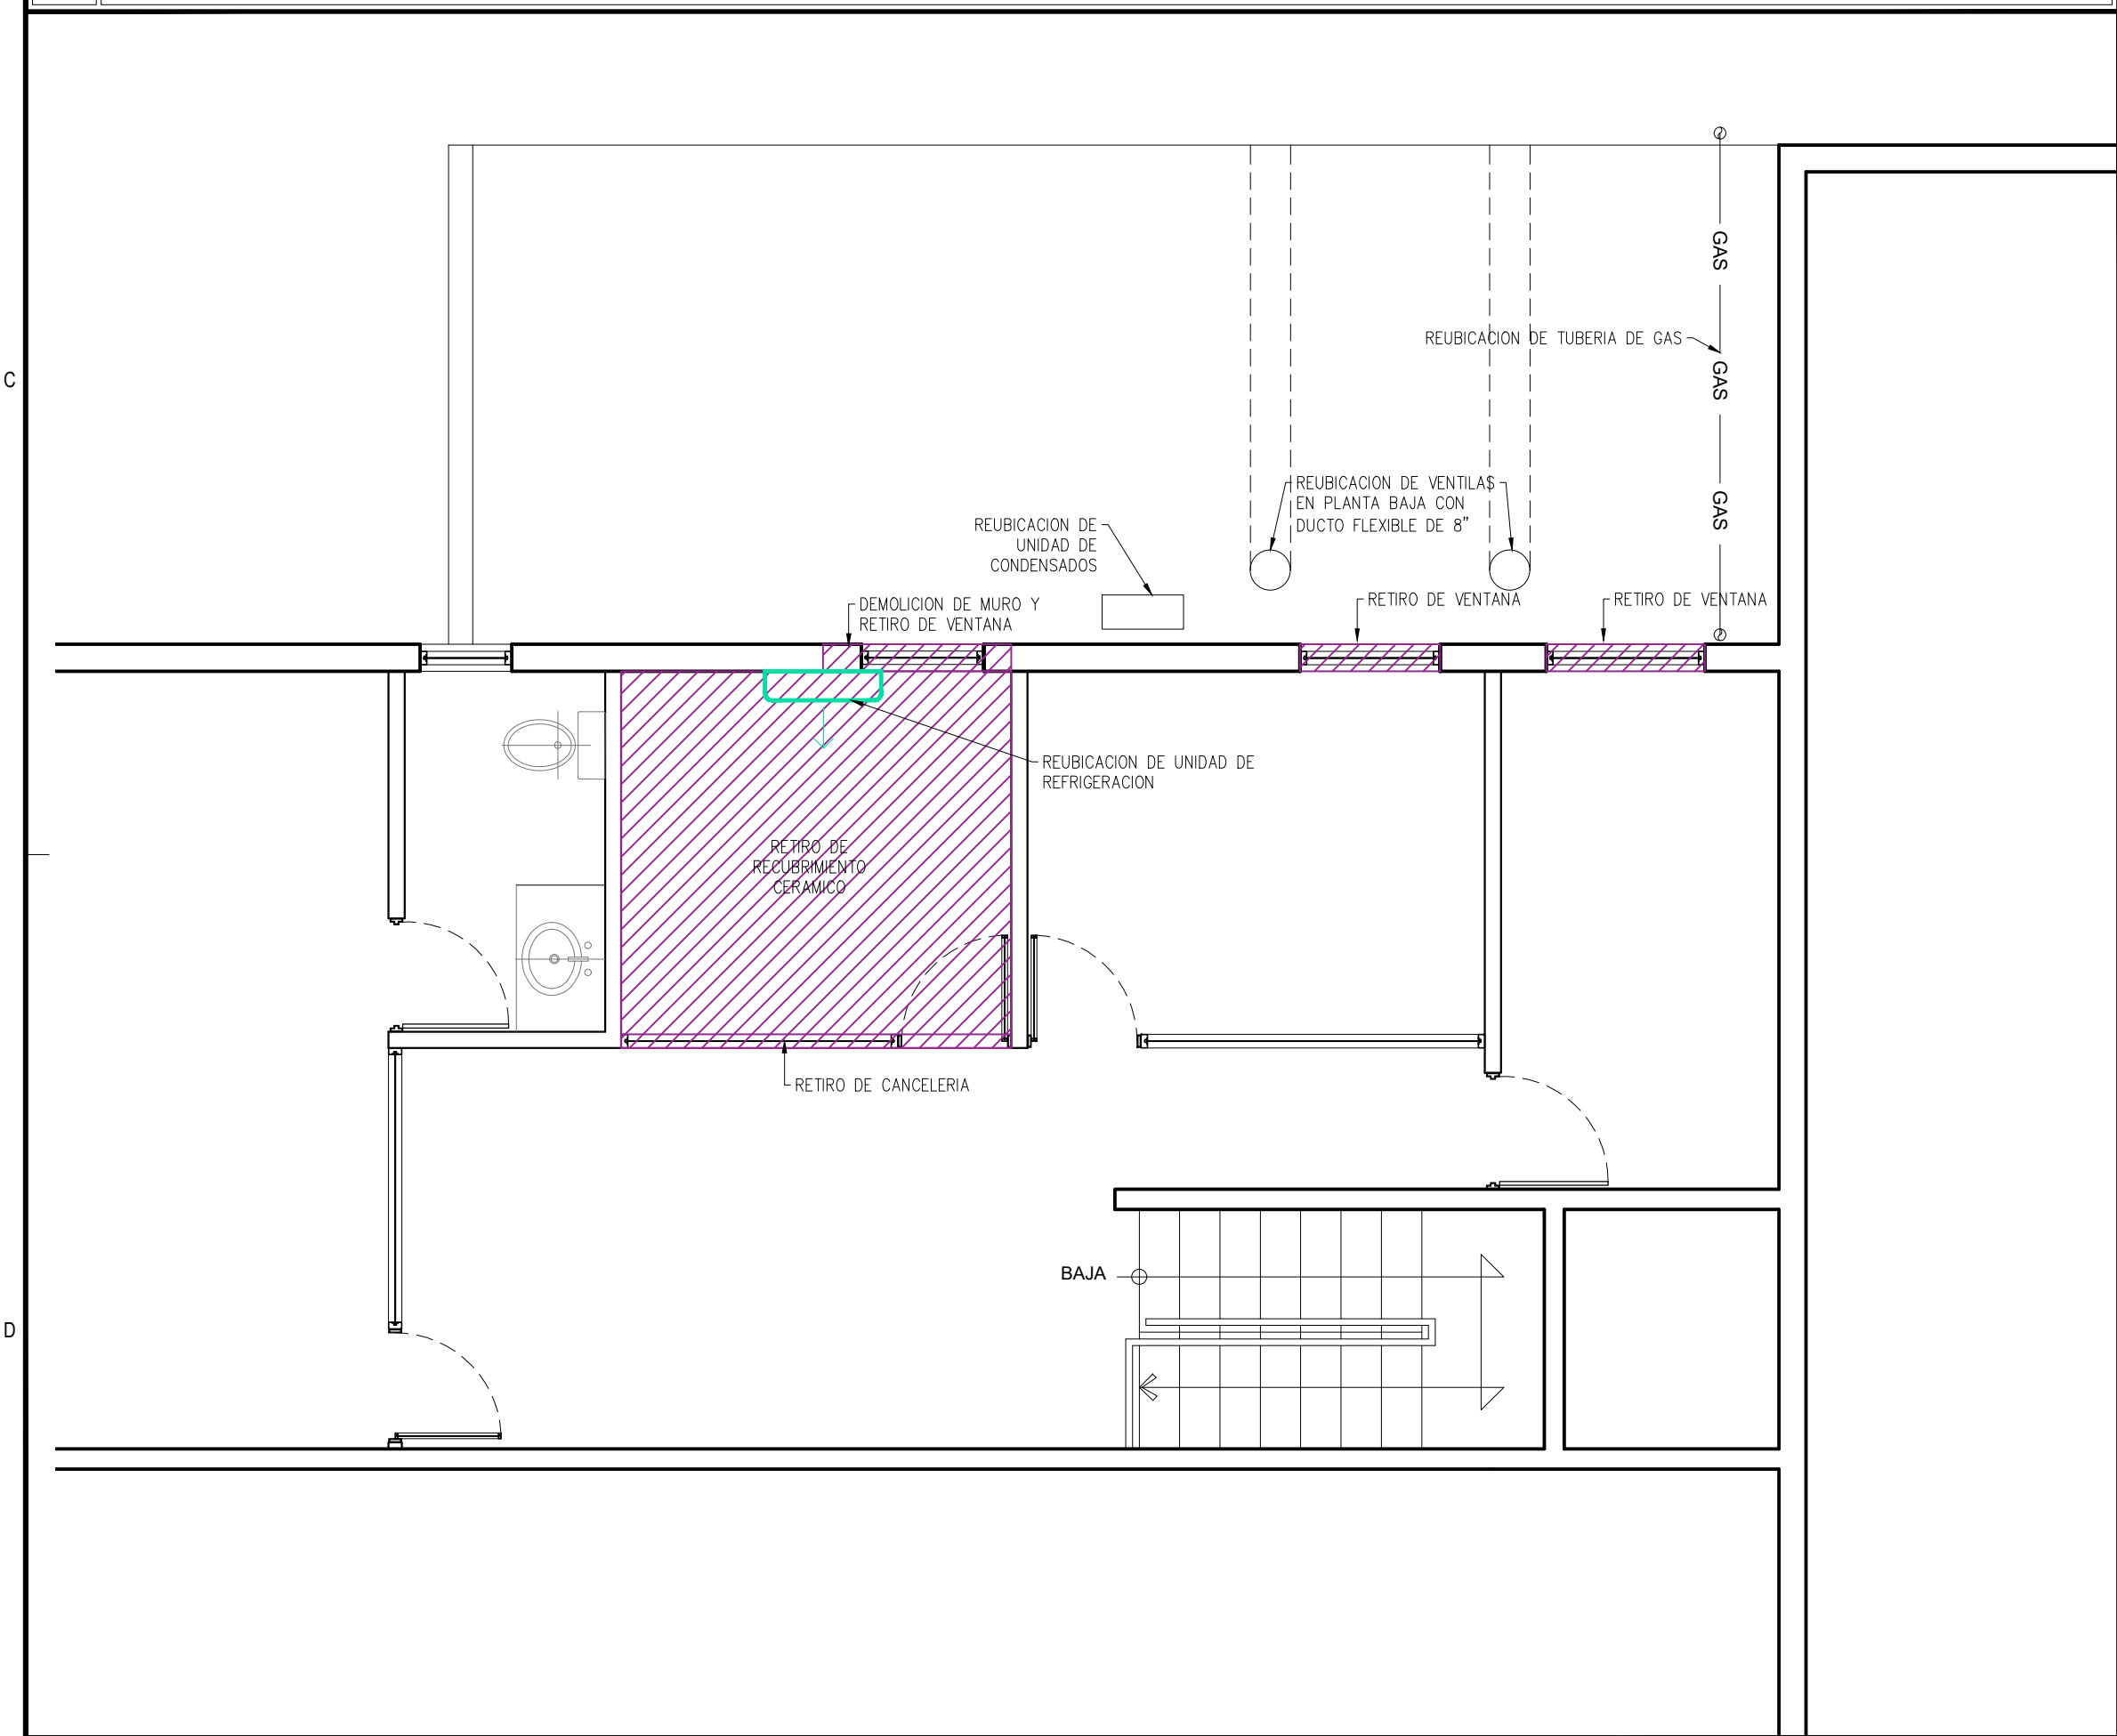


D1 DEMOLICION OFICINAS PLANTA ALTA
ESCALA: 1:50

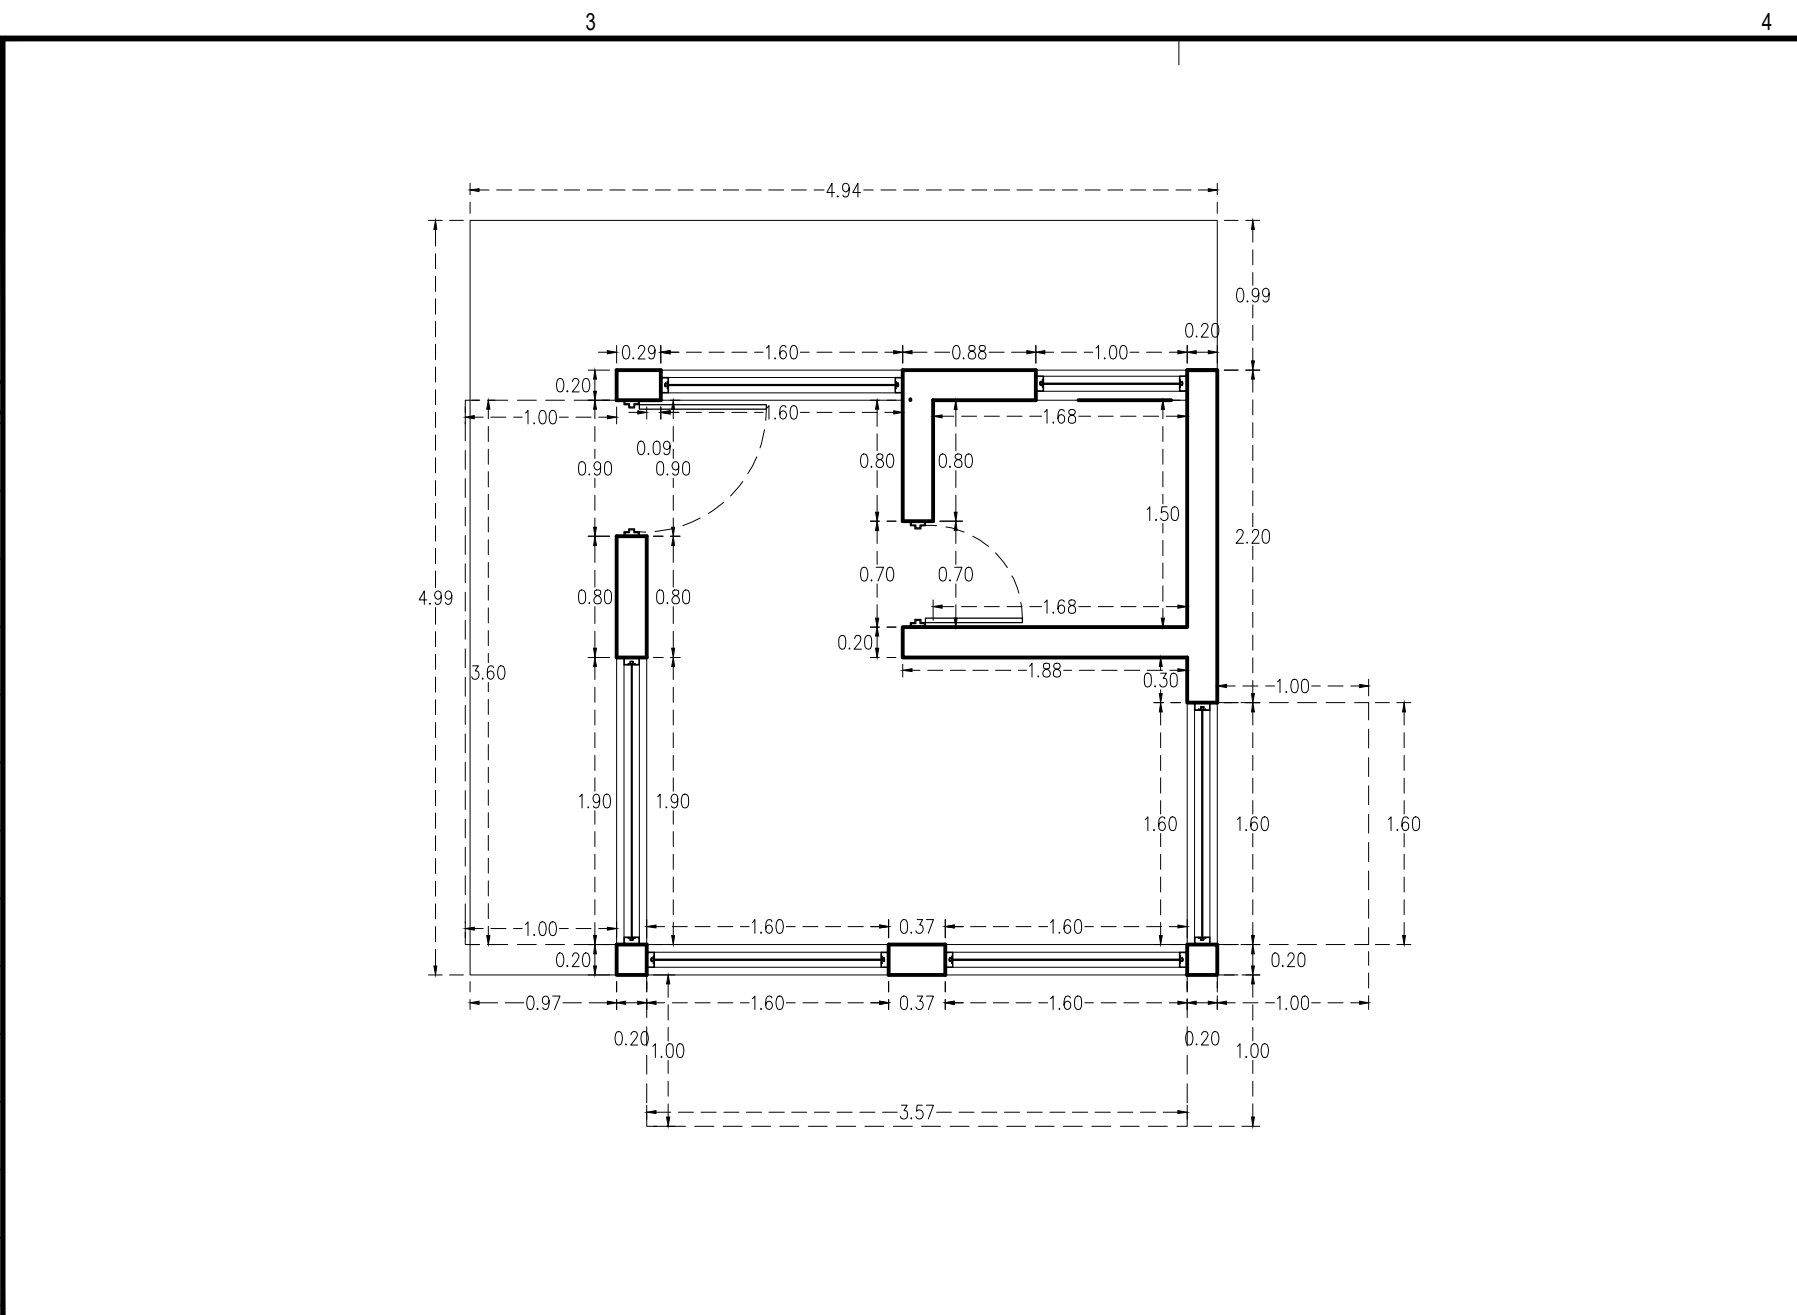

B3 TRAZO CASETA
ESCALA: 1:50

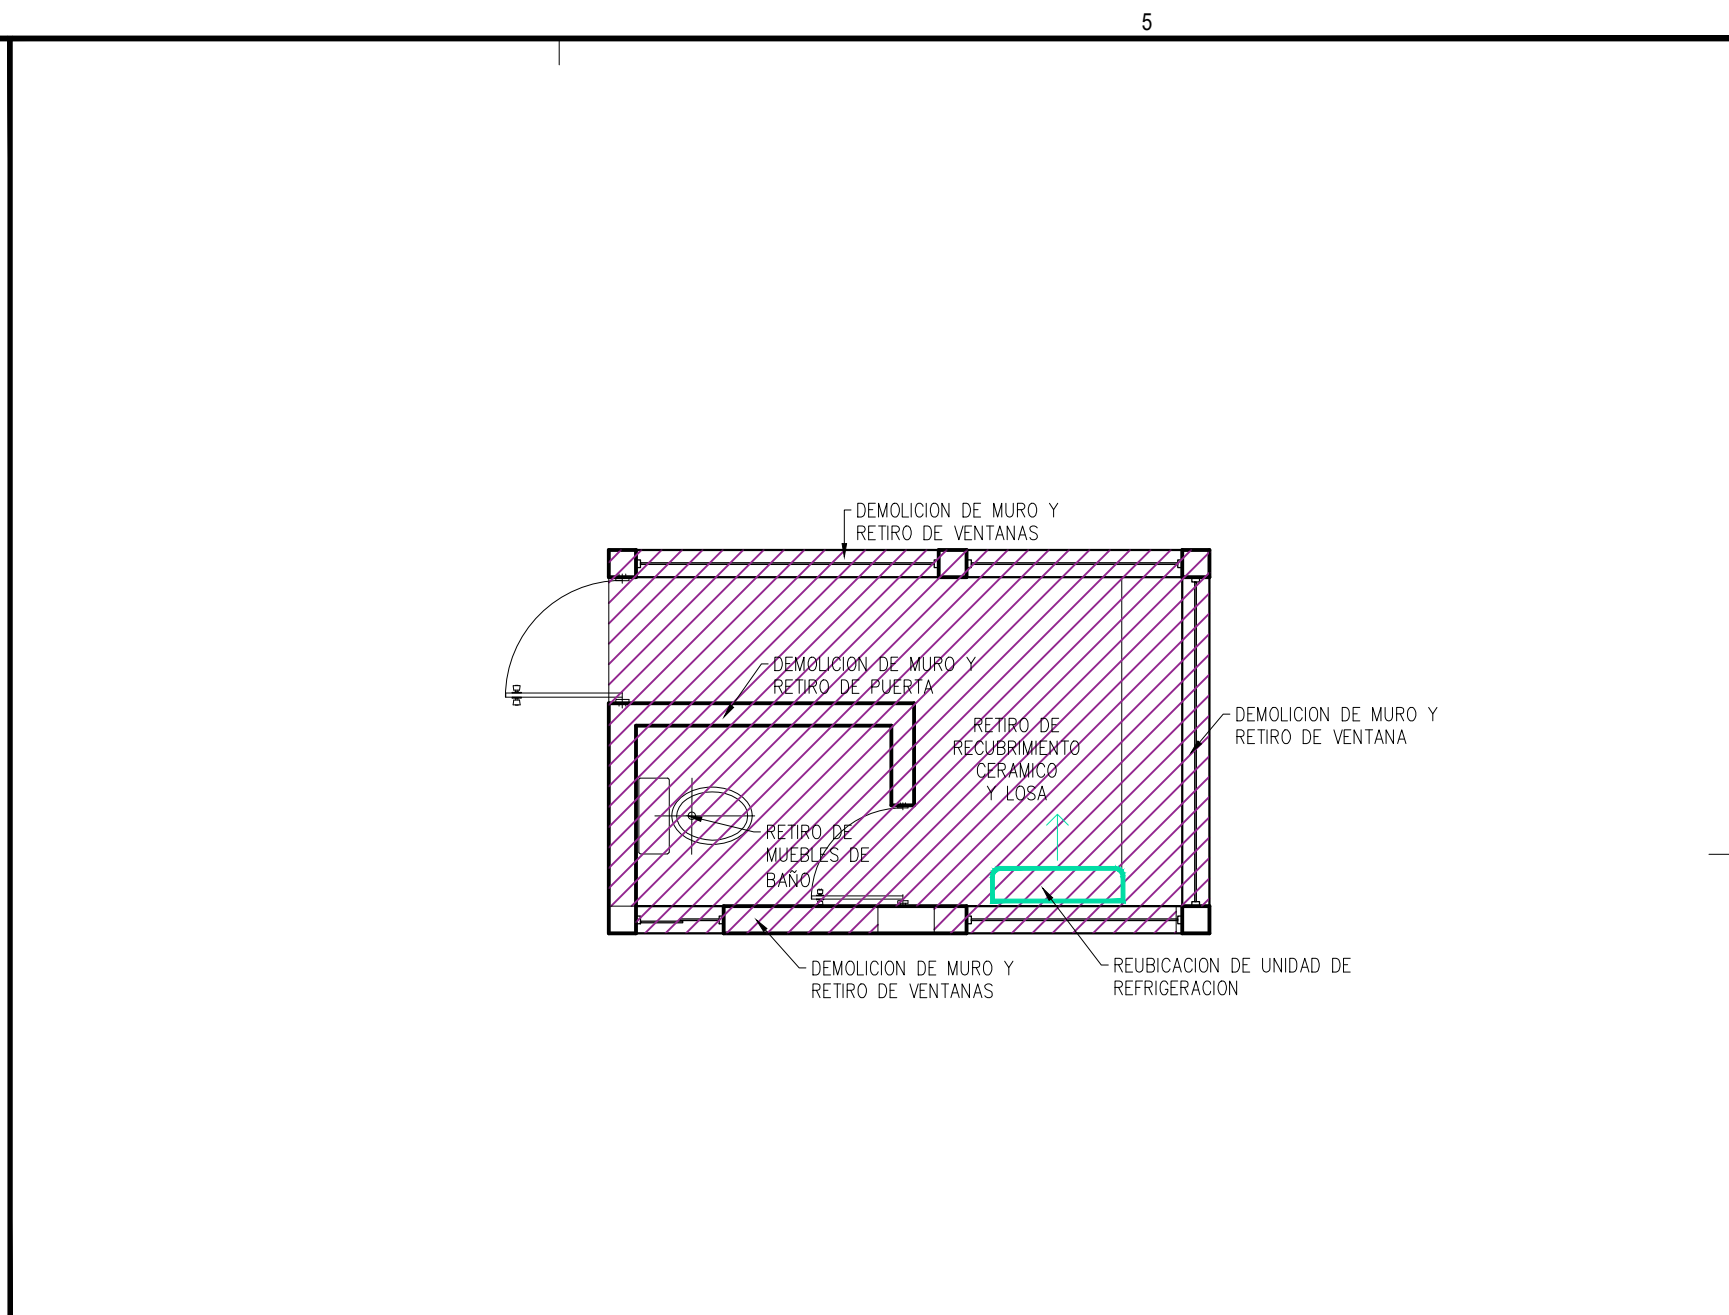


B4 DEMOLICION EN CASETA
ESCALA: 1:50

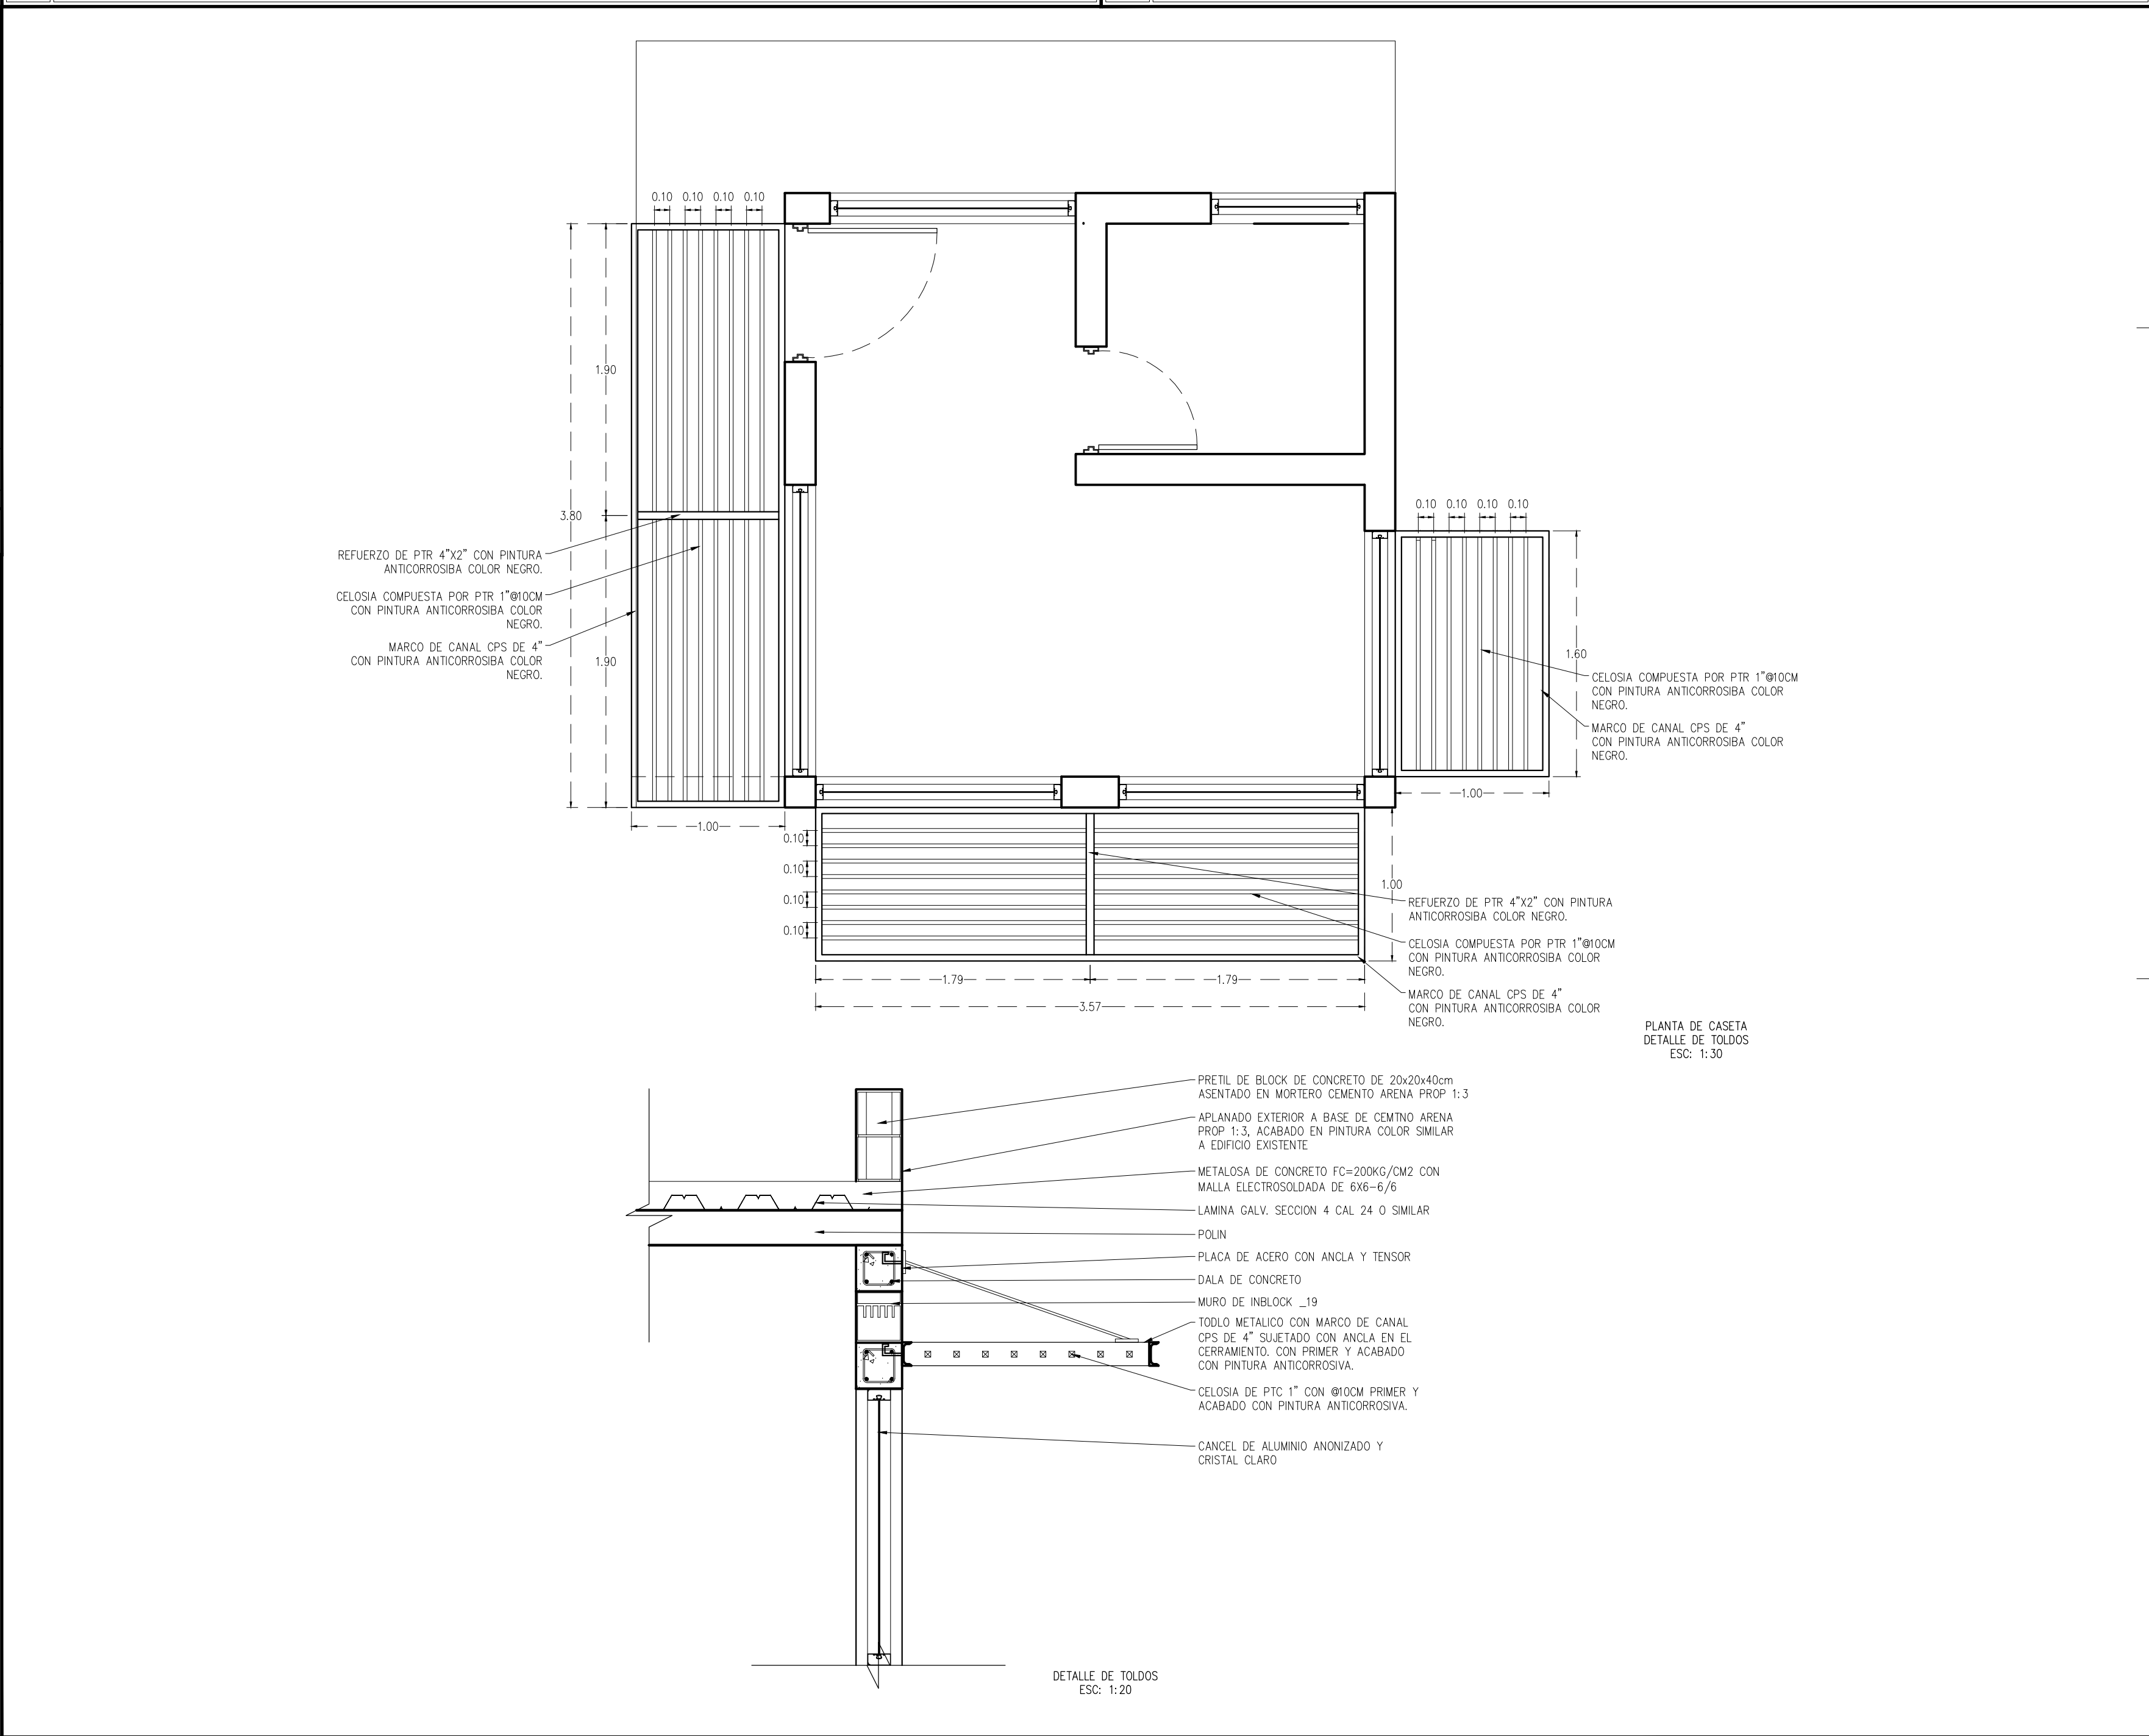

D3 TOLDO EN CASETA
ESCALA: 1:20

PROYECTO :	
AMPLIACION OFICINAS	
UBICACION:	
CALLE WILLIAM SHAKESPEARE 163, COMPLEJO INDUSTRIAL, CHIHUAHUA, CHIHUAHUA MEXICO	
 SECRETARÍA DE INNOVACIÓN Y DESARROLLO ECONÓMICO	
PROMOTORA PARA EL DESARROLLO ECONÓMICO DE CHIHUAHUA	
INGENIERÍA ESPECIALIZADA	
RESPONSABLE:	
OBSERVACIONES:	
 ARQUITECTURA	
CAMINO AL CAMPESTRE NO. 4133 COL. QUINTAS DEL SOL TEL. (614) 201 56 33. FAX (614) 201 56 34 www.ebarquitectura.com	
PROYECTO:	
M.A. ARQ. LORENA BARRERA GONZALEZ ARQ. ALFONSO ESCARCEGA GARCIA	
RESPONSABLE DE OBRA	
CORRESPONSABLE DE OBRA	
COORDINADOR:	
E+B ARQUITECTURA	
DIBUJO:	
E+B ARQUITECTURA	
REVISO:	
M.A. ARQ. LORENA BARRERA GONZALEZ	
ESCALA:	
INDICADA	
FECHA:	
2023	
ACOTACION:	
METROS	
PLANO:	
TRAZO, DEMOLICION Y TOLDO EN CASETA	
A-02	
REVISION:	
ARQUITECTONICA	

Sigue en Plano E-002

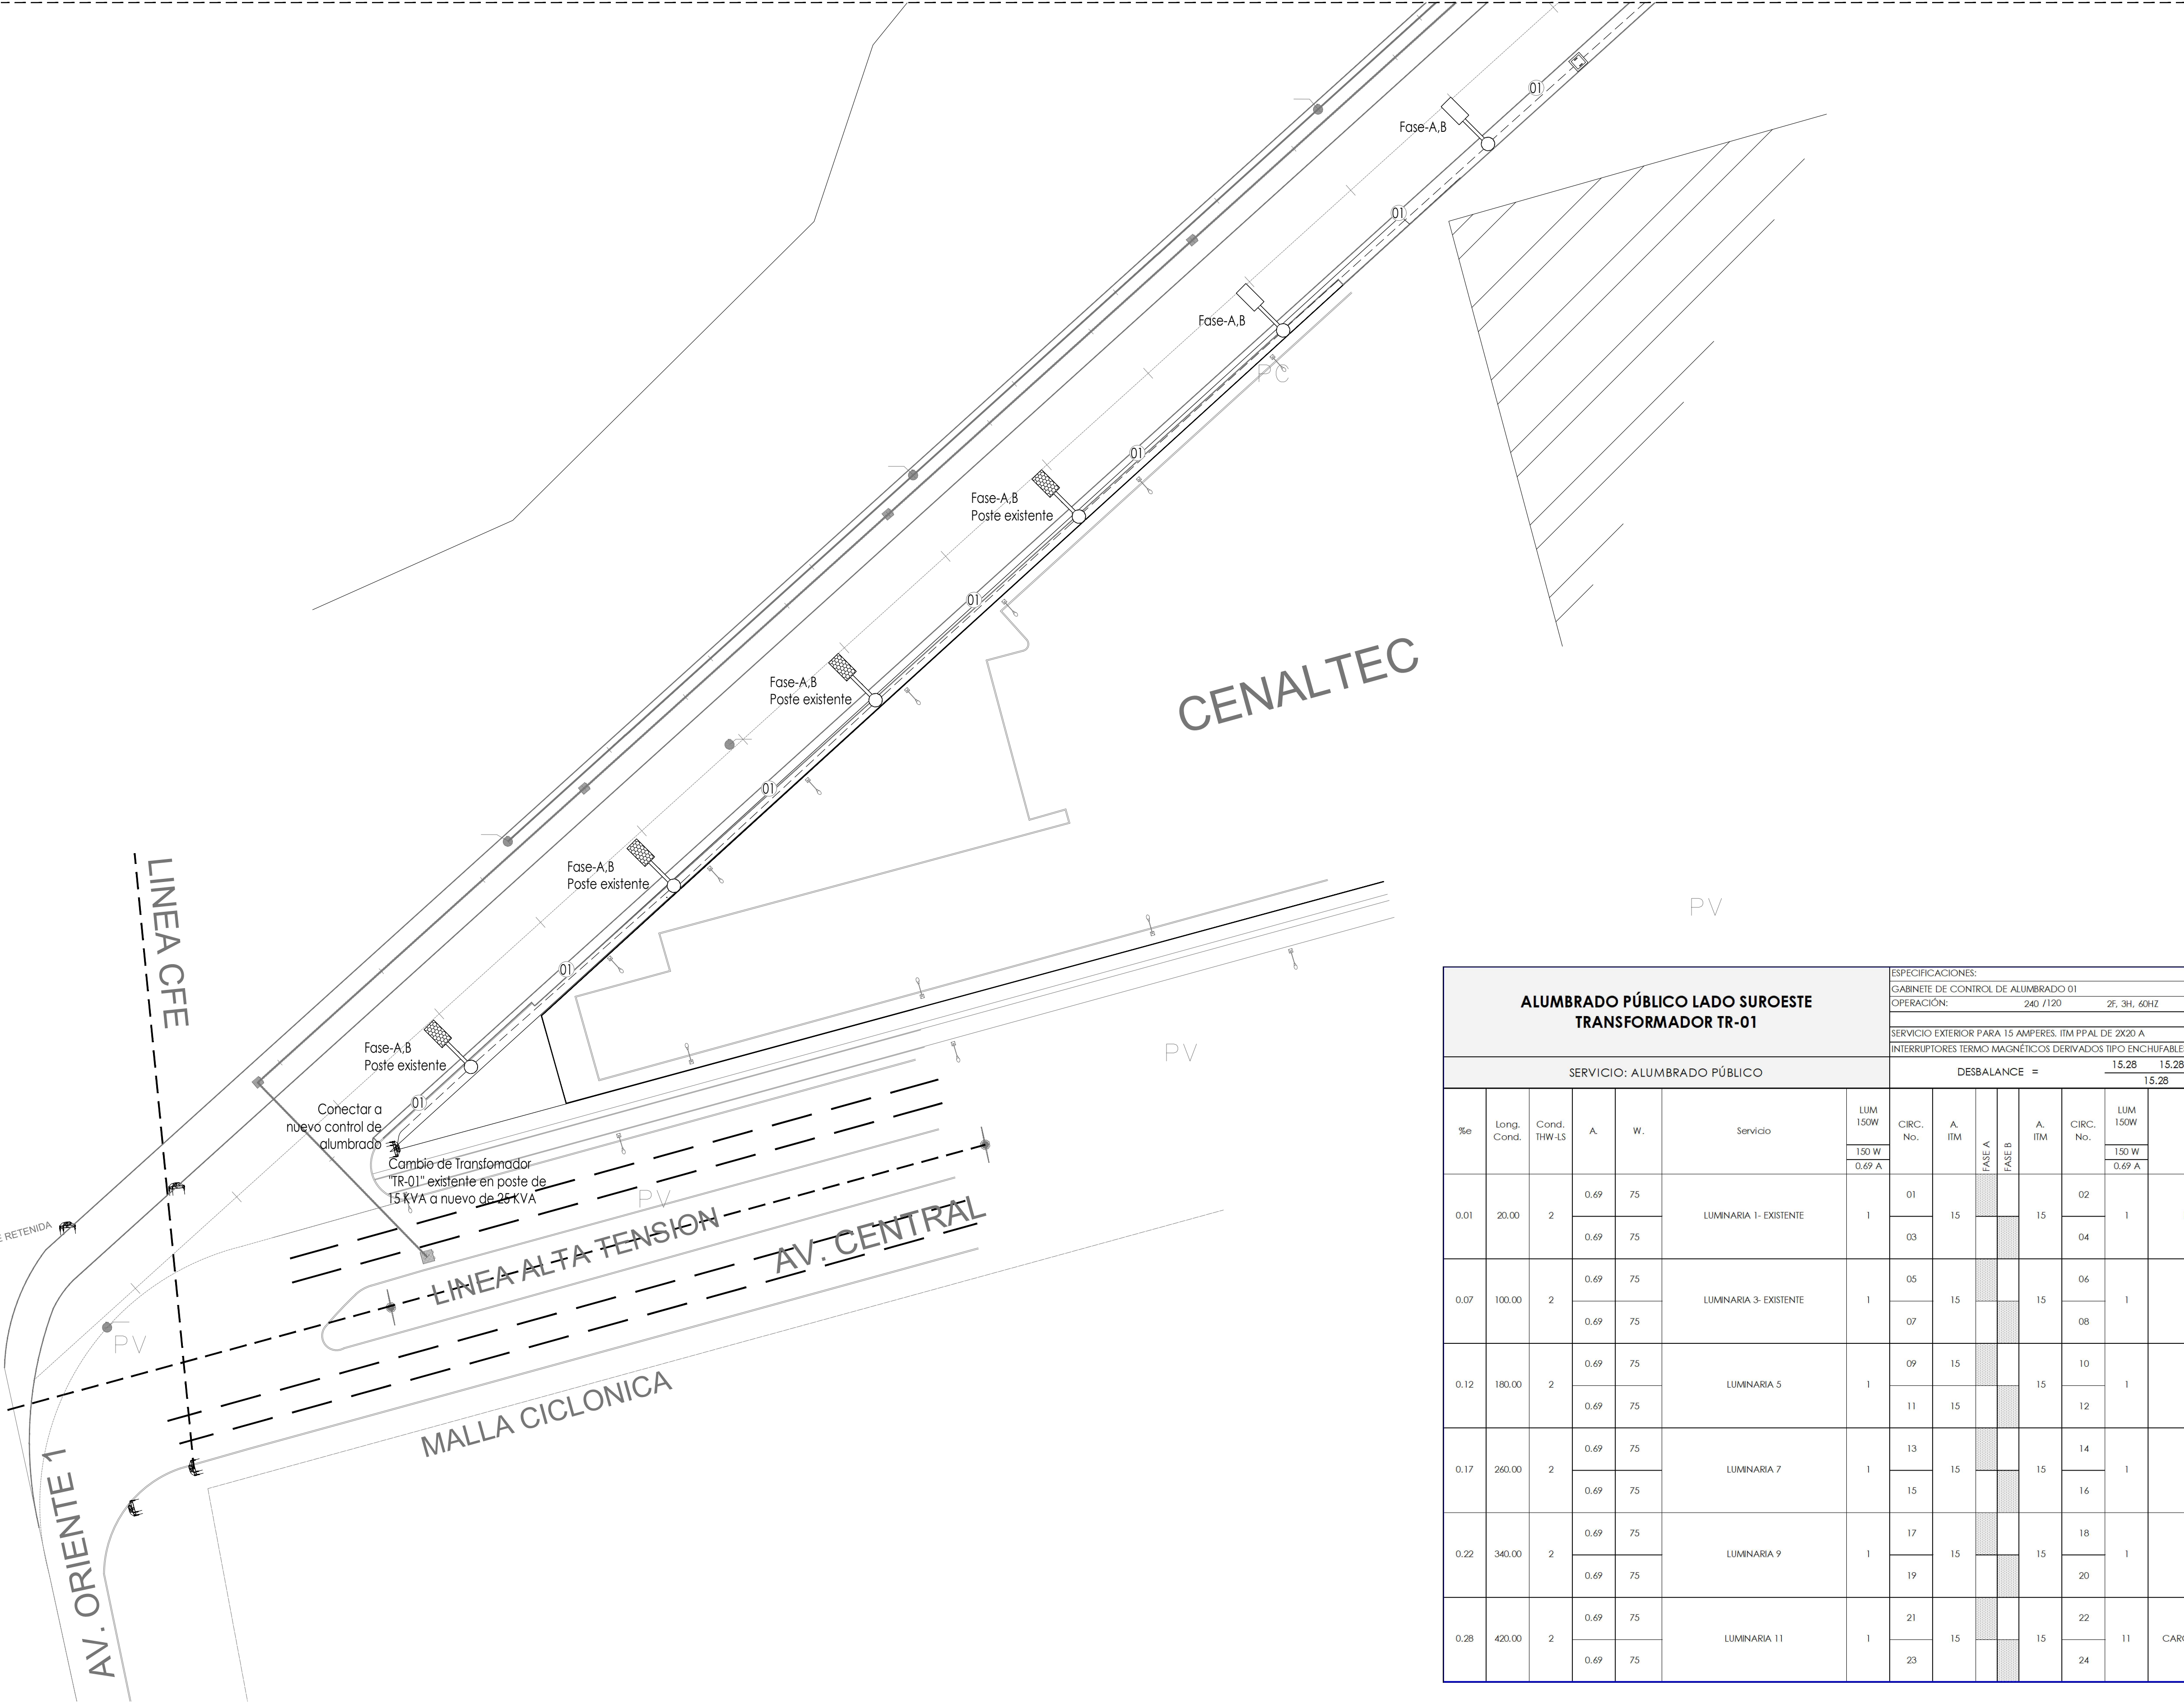

ALUMBRADO CALLE MINERÍA
INSTALACIÓN ELÉCTRICA


Esc. 1:500

SIMBOLOGÍA	
	LUMINARIA TIPO LED PARA VIALIDADES Y ÁREAS EXTERIORES PÚBLICAS. MONTAJE EN BRAZO DE POSTE, 150 W, 5000K, 120-277V.
	LUMINARIA LED PARA EXTERIOR EXISTENTE EN POSTE
	REGISTRO DE CONCRETO PARA CONEXIONES DE ALUMBRADO EXTERIOR
	h=0.40m ALTURA PARA INSTALACIÓN
	TUBERÍA PAD CORRUGADA PARA INSTALACIÓN SUBTERRÁNEA
	CENTRO DE CARGA O TABLERO

CODIGO CABLEADO			
01	2-2 Al 1-4 (T) 1-35 mm PAD	02	03
Conductores de fase, regresos y puentes forro color negro u otro diferente a blanco o verde. Conductor neutro, forro color blanco. Conductor de puesta a tierra, forro color verde o desnudo (T). r = Diámetro de la tubería: (PDG) Tubería conduit de Pared Delgada Galvanizada (PGG) Tubería conduit de Pared Gruesa Galvanizada (PVC) Tubería conduit de PVC tipo pesado (PAD) Tubería subterránea de polietileno de alta densidad Las trayectorias son esquemáticas y deberán verificarse en obra.			

ALUMBRADO PÚBLICO LADO SUROESTE TRANSFORMADOR TR-01							ESPECIFICACIONES:							RESUMEN DE CARGA					
							GABINETE DE CONTROL DE ALUMBRADO 01							FASE		AMPS	WATTS	KVA	
							OPERACIÓN: 240 /120 2F, 3F, 60HZ							A	15.28	1,650	1.83		
														B	15.28	1,650	1.83		
SERVICIO EXTERIOR PARA 15 AMPERES, ITM PPAL DE 2X20 A														TOTALES		3,300	3.67		
INTERRUPTORES TERMO MAGNETICOS DERIVADOS TIPO ENCHUFABLES														Demanda		100%			
SERVICIO: ALUMBRADO PÚBLICO							DESBALANCE = 15.28 15.28 = 15.28							Real		3,300	3.67		
%e	Long. Cond.	Cond. THW-LS	A.	W.	Servicio	LUM 150W 150 W 0.69 A	CIRC. No.	A. ITM	FASE A	FASE B	A. ITM	CIRC. No.	LUM 150W 150 W 0.69 A	Servicio	W.	A.	Cond. THW-LS	Long. Cond.	%e
0.01	20.00	2	0.69	75	LUMINARIA 1- EXISTENTE	1	01	15			15	02	1	LUMINARIA 2- EXISTENTE	75	0.69	2	60.00	0.04
			0.69	75											03				
0.07	100.00	2	0.69	75	LUMINARIA 3- EXISTENTE	1	05	15			15	06	1	LUMINARIA 4 EXISTENTE	75	0.69	2	140.00	0.09
			0.69	75											07				
0.12	180.00	2	0.69	75	LUMINARIA 5	1	09	15			15	10	1	LUMINARIA 6	75	0.69	2	220.00	0.14
			0.69	75											11	15			
0.17	260.00	2	0.69	75	LUMINARIA 7	1	13	15			15	14	1	LUMINARIA 8	75	0.69	2	300.00	0.20
			0.69	75											15				
0.22	340.00	2	0.69	75	LUMINARIA 9	1	17	15			15	18	1	LUMINARIA 10	75	0.69	2	380.00	0.25
			0.69	75											19				
0.28	420.00	2	0.69	75	LUMINARIA 11	1	21	15			15	22	11	CARGA EXISTENTE 11 LUMINARIAS	825	7.64			
			0.69	75											23				

NORTE

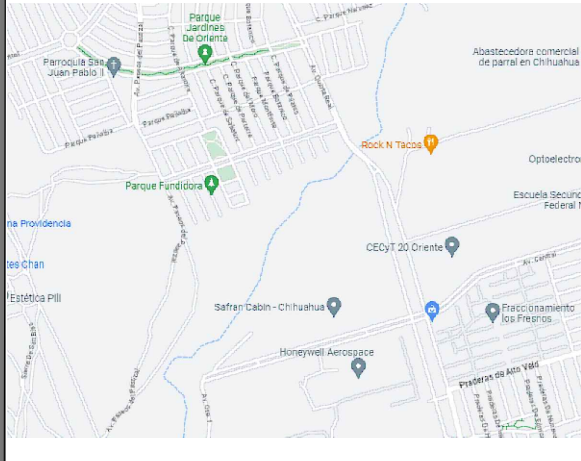

PROYECTO :

ALUMBRADO CALLE MINERÍA

LUBICACIÓN:

CALLE MINERÍA S/N, PARQUE INDUSTRIAL
ÁVALOS, CHIHUAHUA, MEXICO

ÁREAS:

SUPERFICIE DE TERRENO

NA

INGENIERÍA ESPECIALIZADA



Instalaciones Eléctricas
Gutiérrez

RESPONSABLE:

OBSERVACIONES:



ARQUITECTURA

CAMINO AL CAMPESTRE NO. 4133
COL. QUINTAS DEL SOL
TEL. (614) 201 56 33, FAX (614) 201 56 34
www.ebarquitectura.com

PROYECTO:

M.A. ARQ. LORENA BARRERA GONZALEZ
ARQ. ALFONSO ESCARCEGA GARCIA

PERITO:

COORDINADOR:

E+B ARQUITECTURA

DIBUJO:

ARQ. ALEJANDRA FERNANDEZ

REVISÓ:

M.A. ARQ. LORENA BARRERA GONZALEZ

ESCALA:

INDICADA

FECHA:

SEPTIEMBRE 2017

ACOTACIÓN:

METROS

PLANO:


INSTALACIÓN ELÉCTRICA
ALUMBRADO CALLE MINERÍA

E-001

REVISIÓN:

ARQUITECTONICA

Sigue en Plano E-003

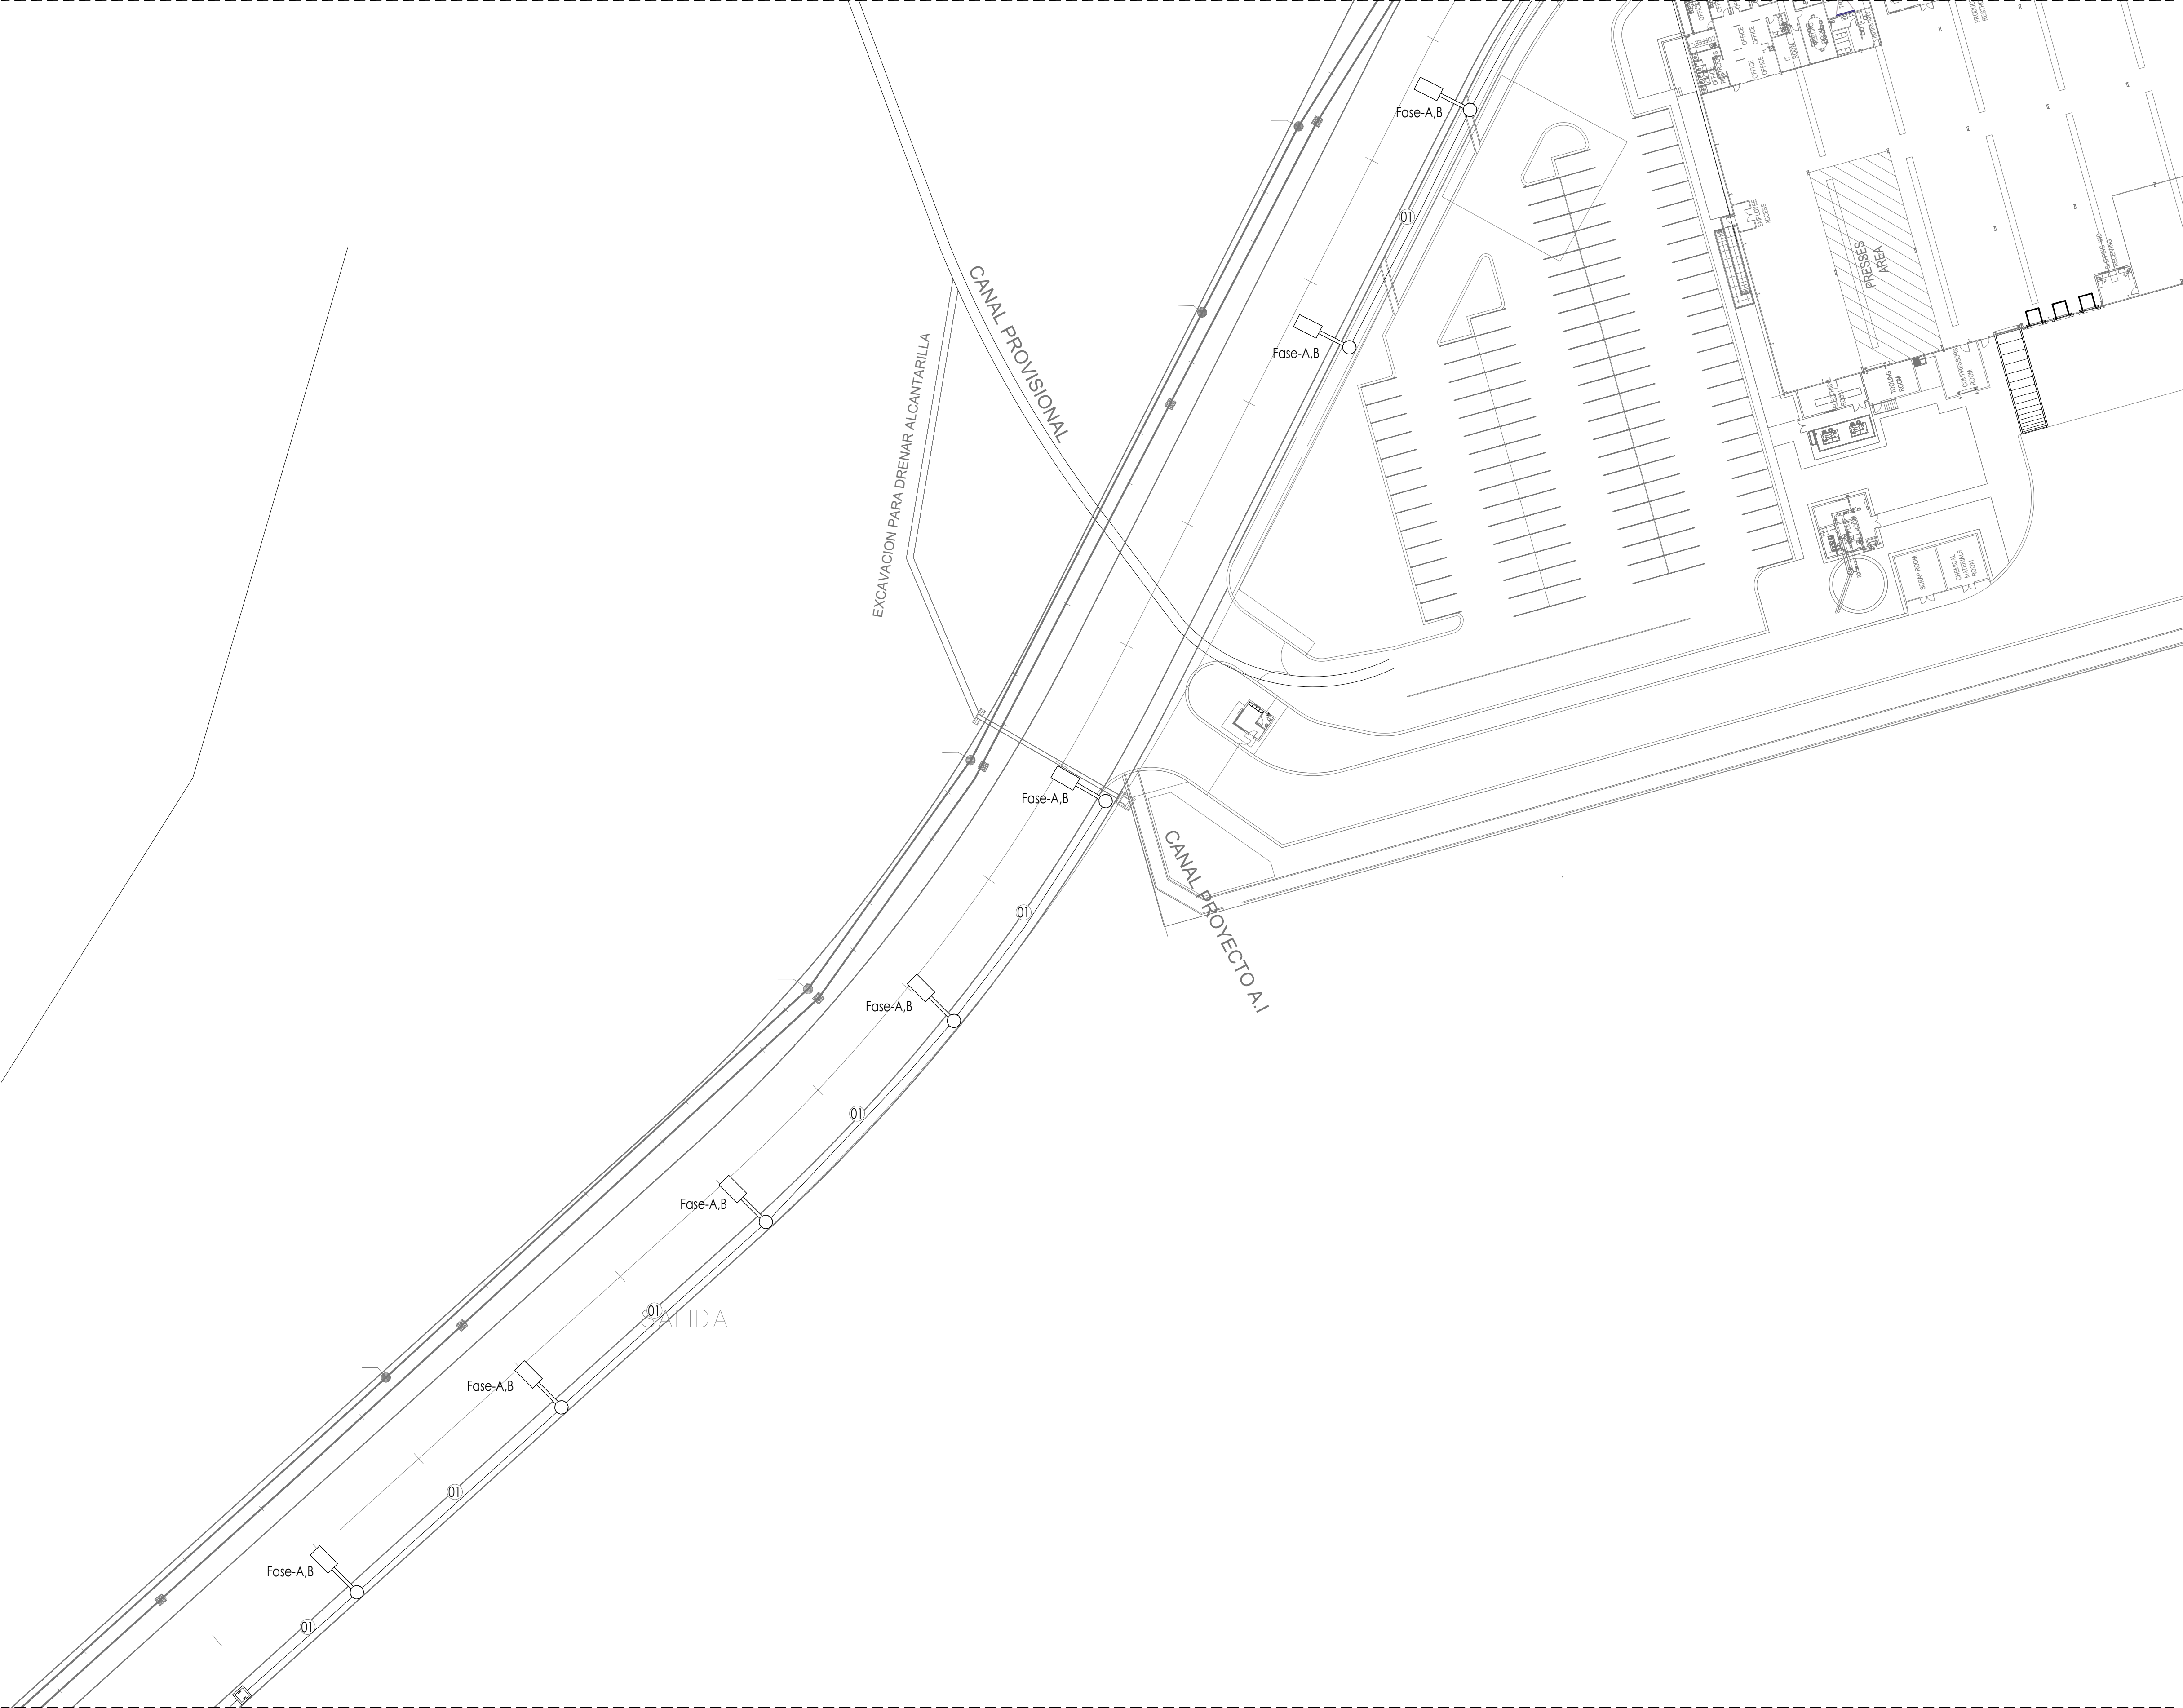

ALUMBRADO CALLE MINERÍA
INSTALACIÓN ELÉCTRICA


Esc. 1:500

Sigue en Plano E-001

SIMBOLOGÍA	
	LUMINARIA TIPO LED PARA VIALIDADES Y ÁREAS EXTERIORES PÚBLICAS. MONTAJE EN BRAZO DE POSTE, 150 W, 5000K, 120-277V.
	LUMINARIA LED PARA EXTERIOR EXISTENTE EN POSTE
	REGISTRO DE CONCRETO PARA CONEXIONES DE ALUMBRADO EXTERIOR
	h=0.40m ALTURA PARA INSTALACIÓN
	TUBERÍA PAD CORRUGADA PARA INSTALACIÓN SUBTERRÁNEA
	CENTRO DE CARGA O TABLERO

CODIGO CABLEADO				
01	2-2 Al 1-4 (T) T-35 mm PAD	02	03	04
Conductores de fase, regresos y puentes forro color negro u otro diferente a blanco o verde. Conductor neutro, forro color blanco. Conductor de puesta a tierra, forro color verde o desnudo (T). T - Diámetro de la tubería: (PDG) Tubería conduit de Pared Delgada Galvanizada (PGG) Tubería conduit de Pared Gruesa Galvanizada (PVC) Tubería conduit de PVC tipo pesado (PAD) Tubería subterránea de polietileno de alta densidad Las trayectorias son esquemáticas y deberán verificarse en obra.				

NORTE

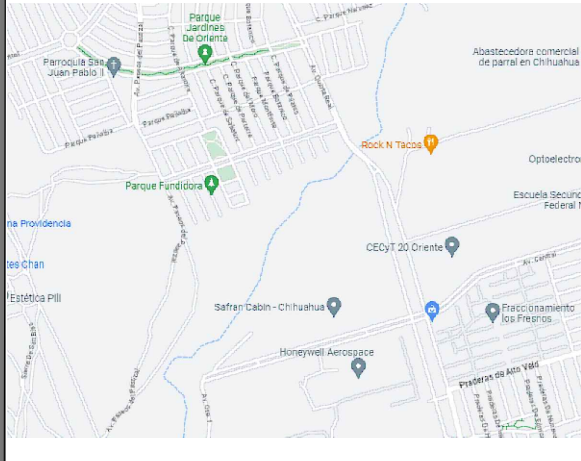

PROYECTO :

ALUMBRADO CALLE MINERÍA

LUBICACION:

CALLE MINERÍA S/N, PARQUE INDUSTRIAL
AVALOS, CHIHUAHUA, MEXICO

AREAS:

SUPERFICIE DE TERRENO

NA

INGENIERIA ESPECIALIZADA



RESPONSABLE:

OBSERVACIONES:



ARQUITECTURA

CAMINO AL CAMPESTRE NO. 4133
COL. QUINTAS DEL SOL
TEL. (614) 201 56 33, FAX (614) 201 56 34
www.ebarquitectura.com

PROYECTO:

M.A. ARQ. LORENA BARRERA GONZALEZ
ARQ. ALFONSO ESCARCEGA GARCIA

PERITO:

COORDINADOR:

E+B ARQUITECTURA

DIBUJO:

ARQ. ALEJANDRA FERNANDEZ

REVISO:

M.A. ARQ. LORENA BARRERA GONZALEZ

ESCALA:

INDICADA

FECHA:

SEPTIEMBRE 2017

ACOTACION:

METROS

PLANO:


INSTALACIÓN ELÉCTRICA
ALUMBRADO CALLE MINERÍA

E-002

REVISION:

ARQUITECTONICA

ALUMBRADO PÚBLICO LADO NORESTE TRANSFORMADOR TR-02							ESPECIFICACIONES:						RESUMEN DE CARGA							
							GABINETE DE CONTROL DE ALUMBRADO 02						FASE		AMPS		WATTS		KVA	
							OPERACIÓN: 240 /120 2F, 3H, 60HZ						A		16.67		1,800		2.00	
													B		16.67		1,800		2.00	
SERVICIO EXTERIOR PARA 15 AMPERES. ITM PPAL DE 2X20 A															3,600		4.00			
SERVICIO: ALUMBRADO PÚBLICO							DESBALANCE = $\frac{16.67}{16.67} =$						TOTALES		3,600		4.00			
													Demanda		100%					
													Real		3,600		4.00			
%e	Long. Cond.	Cond. THW-LS	A.	W.	Servicio	LUM 150W	CIRC. No.	A. ITM	FASE A	FASE B	A. ITM	CIRC. No.	LUM 150W	Servicio	W.	A.	Cond. THW-LS	Long. Cond.	%e	
						150 W 0.69 A							150 W 0.69 A							
0.04	65.00	2	0.69	75	LUMINARIA 1	1	01	15			15	02	1	LUMINARIA 2	75	0.69	2	80.00	0.05	
			03	04			75					0.69								
0.08	120.00	2	0.69	75	LUMINARIA 3	1	05	15			15	06	1	LUMINARIA 4	75	0.69	2	160.00	0.11	
			07	08			75					0.69								
0.13	200.00	2	0.69	75	LUMINARIA 5	1	09	15			15	10	1	LUMINARIA 6	75	0.69	2	240.00	0.16	
			11	12			75					0.69								
0.18	280.00	2	0.69	75	LUMINARIA 7	1	13	15			15	14	1	LUMINARIA 8	75	0.69	2	320.00	0.21	
			15	16			75					0.69								
0.24	360.00	2	0.69	75	LUMINARIA 9	1	17	15			15	18	1	LUMINARIA 10 EXISTENTE (REUBICAR)	75	0.69	2	180.00	0.12	
			19	20			75					0.69								
			9.72	1,050	CARGA EXISTENTE 14 LUMINARIAS	14	21	15				22								
			23	24																

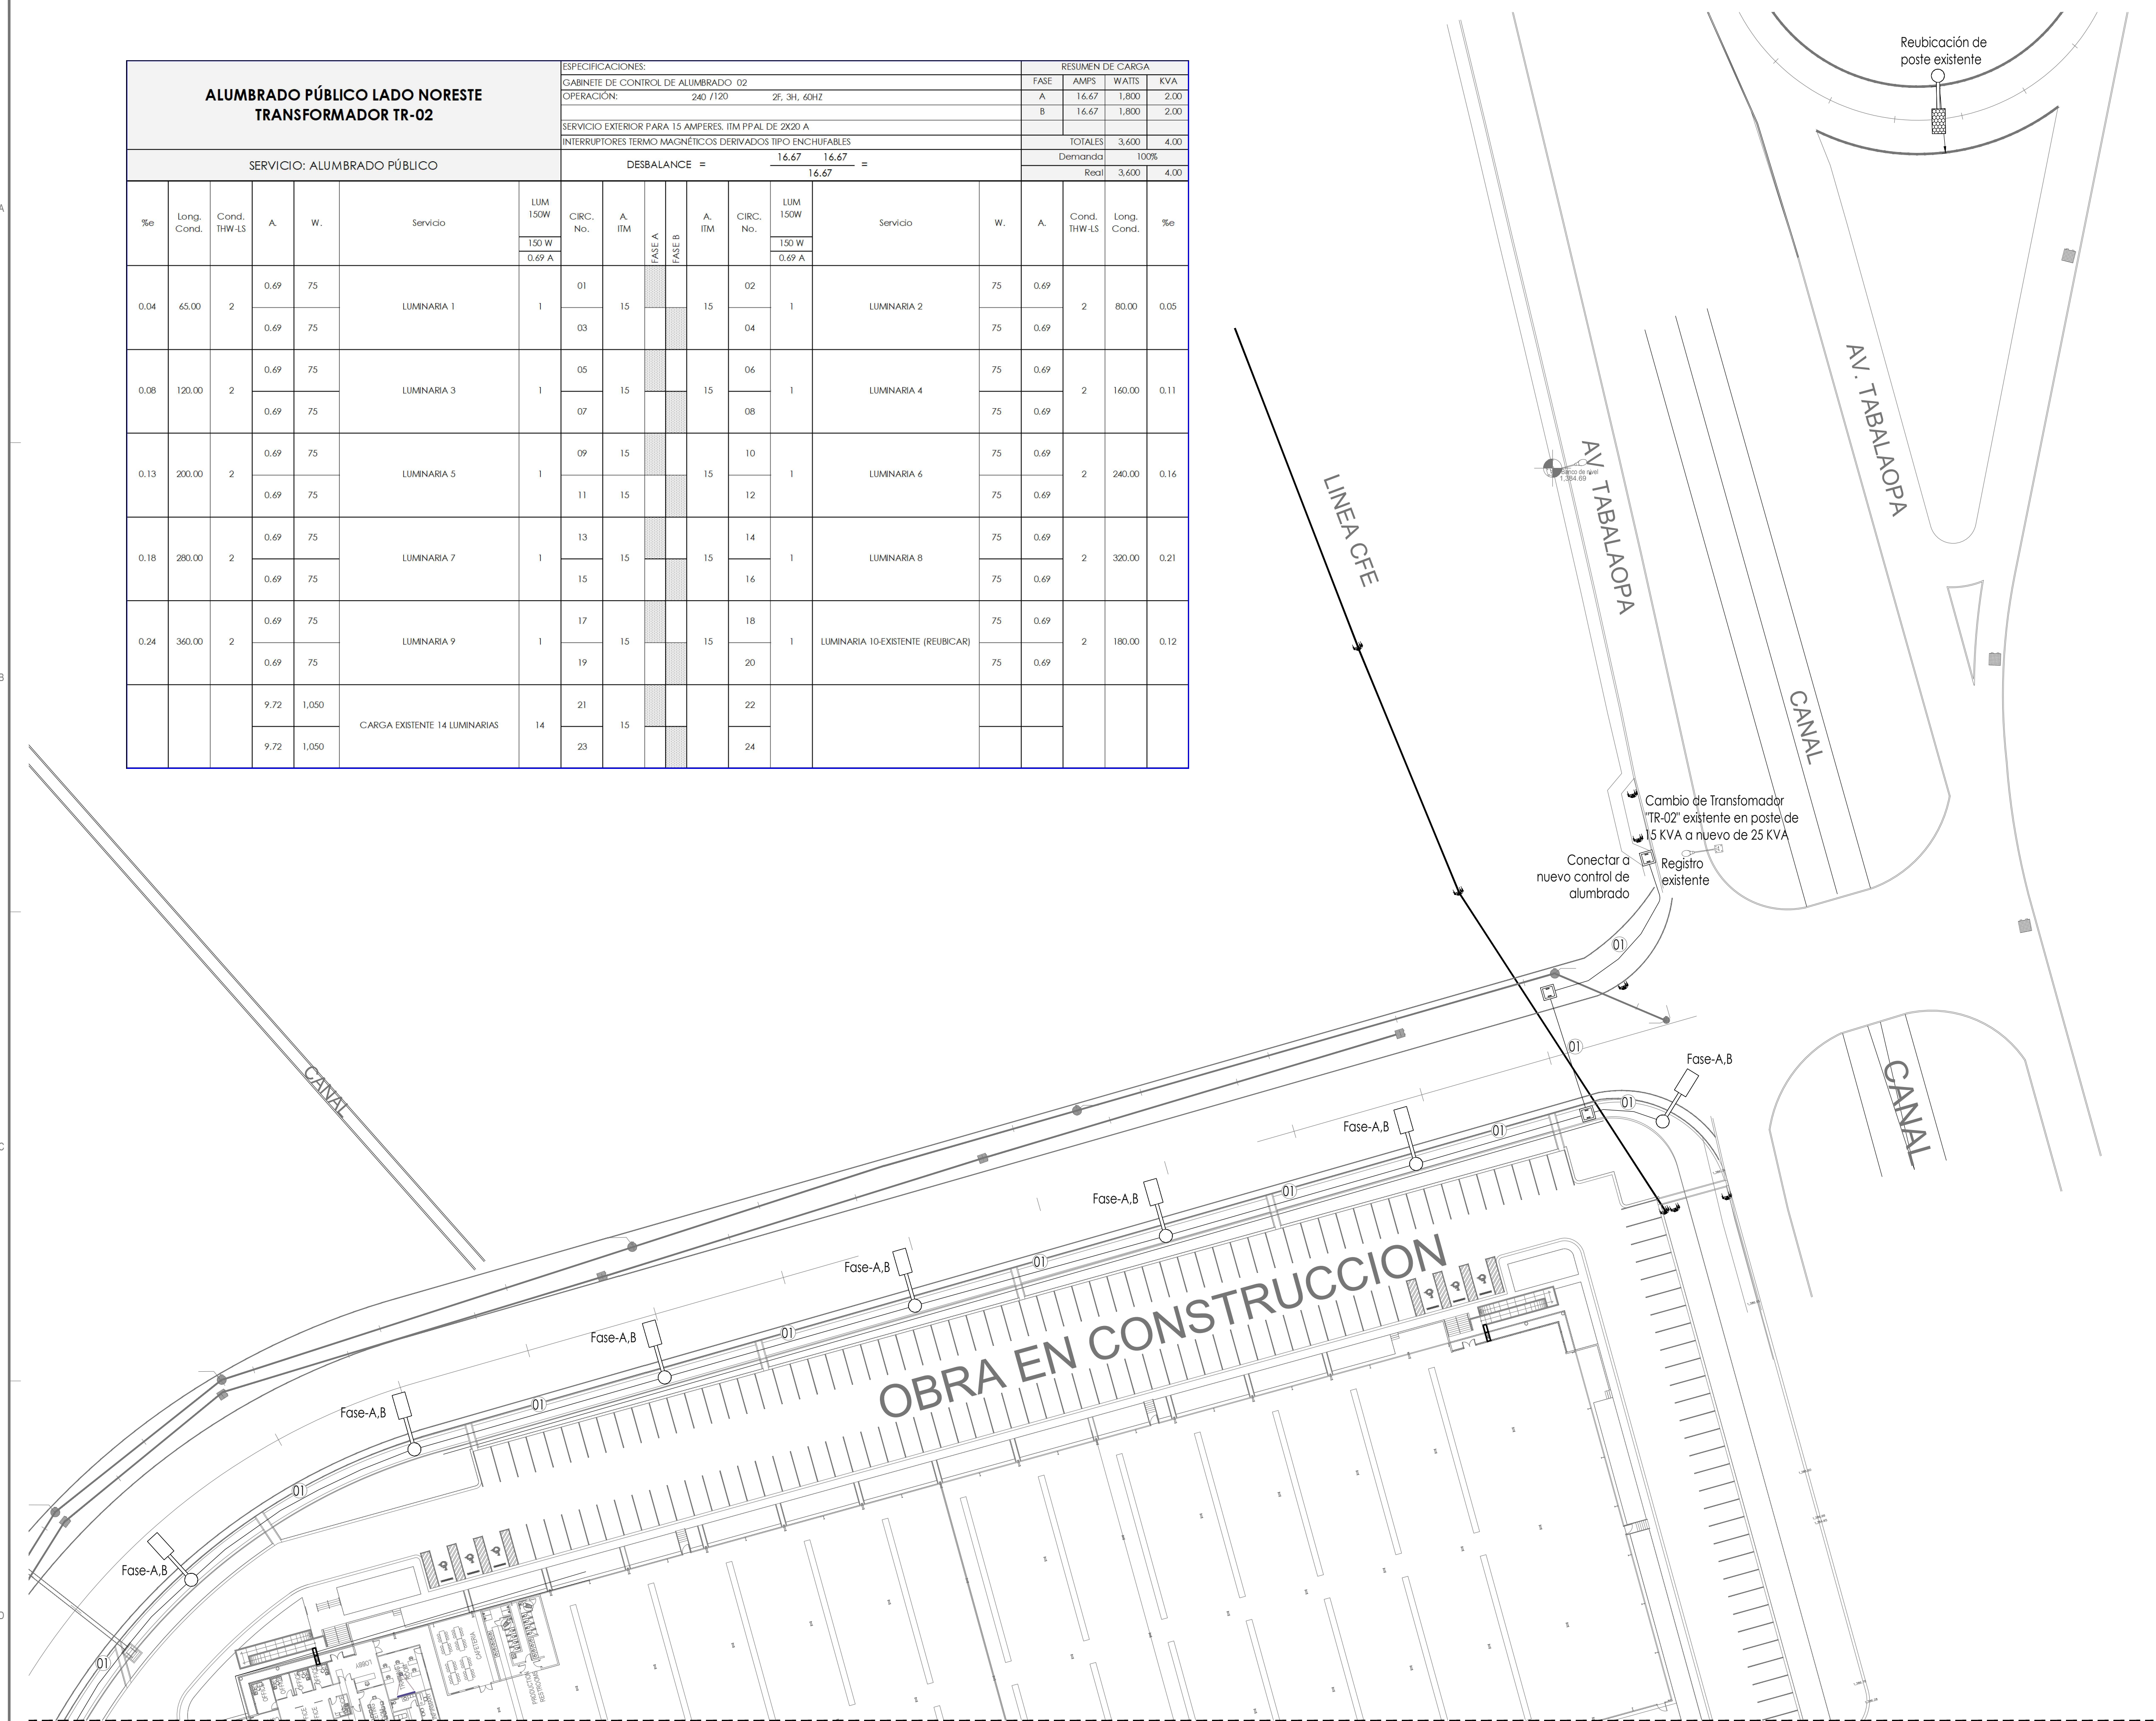

SIMBOLOGÍA	
	LUMINARIA TIPO LED PARA VIALIDADES Y ÁREAS EXTERIORES PÚBLICAS. MONTAJE EN BRAZO DE POSTE., 150 W, 5000K, 120-277V.
	LUMINARIA LED PARA EXTERIOR EXISTENTE EN POSTE
	REGISTRO DE CONCRETO PARA CONEXIONES DE ALUMBRADO EXTERIOR
h=0.40m	ALTURA PARA INSTALACIÓN
	TUBERÍA PAD CORRUGADA PARA INSTALACIÓN SUBTERRÁNEA
	CENTRO DE CARGA O TABLERO

CODIGO CABLEADO			
01	2-2 Al 1-4 (T) T-35 mm PAD	02	03
Conductores de fase, regresos y puentes forro color negro u otro diferente a blanco o verde. Conductor neutro, forro color blanco. Conductor de puesta a tierra, forro color verde a desnudo (T). T - Diámetro de la tubería: (PDG) Tubería conduit de Pared Delgada Galvanizada (PDC) Tubería conduit de Pared Gruesa Galvanizada (PVC) Tubería conduit de PVC tipo pesado (PAD) Tubería subterránea de polietileno de alta densidad Las trayectorias son esquemáticas y deberán verificarse en obra.			

NORTE

PROYECTO :
ALUMBRADO CALLE MINERÍA

LUBICACION:
CALLE MINERÍA SIN, PARQUE INDUSTRIAL
ÁVALOS, CHIHUAHUA, MEXICO

AREAS:
SUPERFICIE DE TERRENO
NA

INGENIERIA ESPECIALIZADA

Instalaciones Eléctricas
Gutiérrez

RESPONSABLE:

OBSERVACIONES:


ARQUITECTURA
CAMINO AL CAMPESTRE NO. 4133
COL. QUINTAS DEL SOL
TEL. (614) 201 56 33, FAX (614) 201 56 34
www.ebanarquitectura.com

PROYECTO:
M.A. ARQ. LORENA BARRERA GONZALEZ
ARQ. ALFONSO ESCARCEGA GARCIA


PERITO:

COORDINADOR:
E+B ARQUITECTURA
DIBUJO:
ARQ. ALEJANDRA FERNANDEZ
REVISO:
M.A. ARQ. LORENA BARRERA GONZALEZ
ESCALA:
INDICADA
FECHA:
SEPTIEMBRE 2017
ACOTACION:
METROS


PLANO:
**INSTALACIÓN ELÉCTRICA
ALUMBRADO CALLE MINERÍA**
E-003
REVISION: **ARQUITECTONICA**

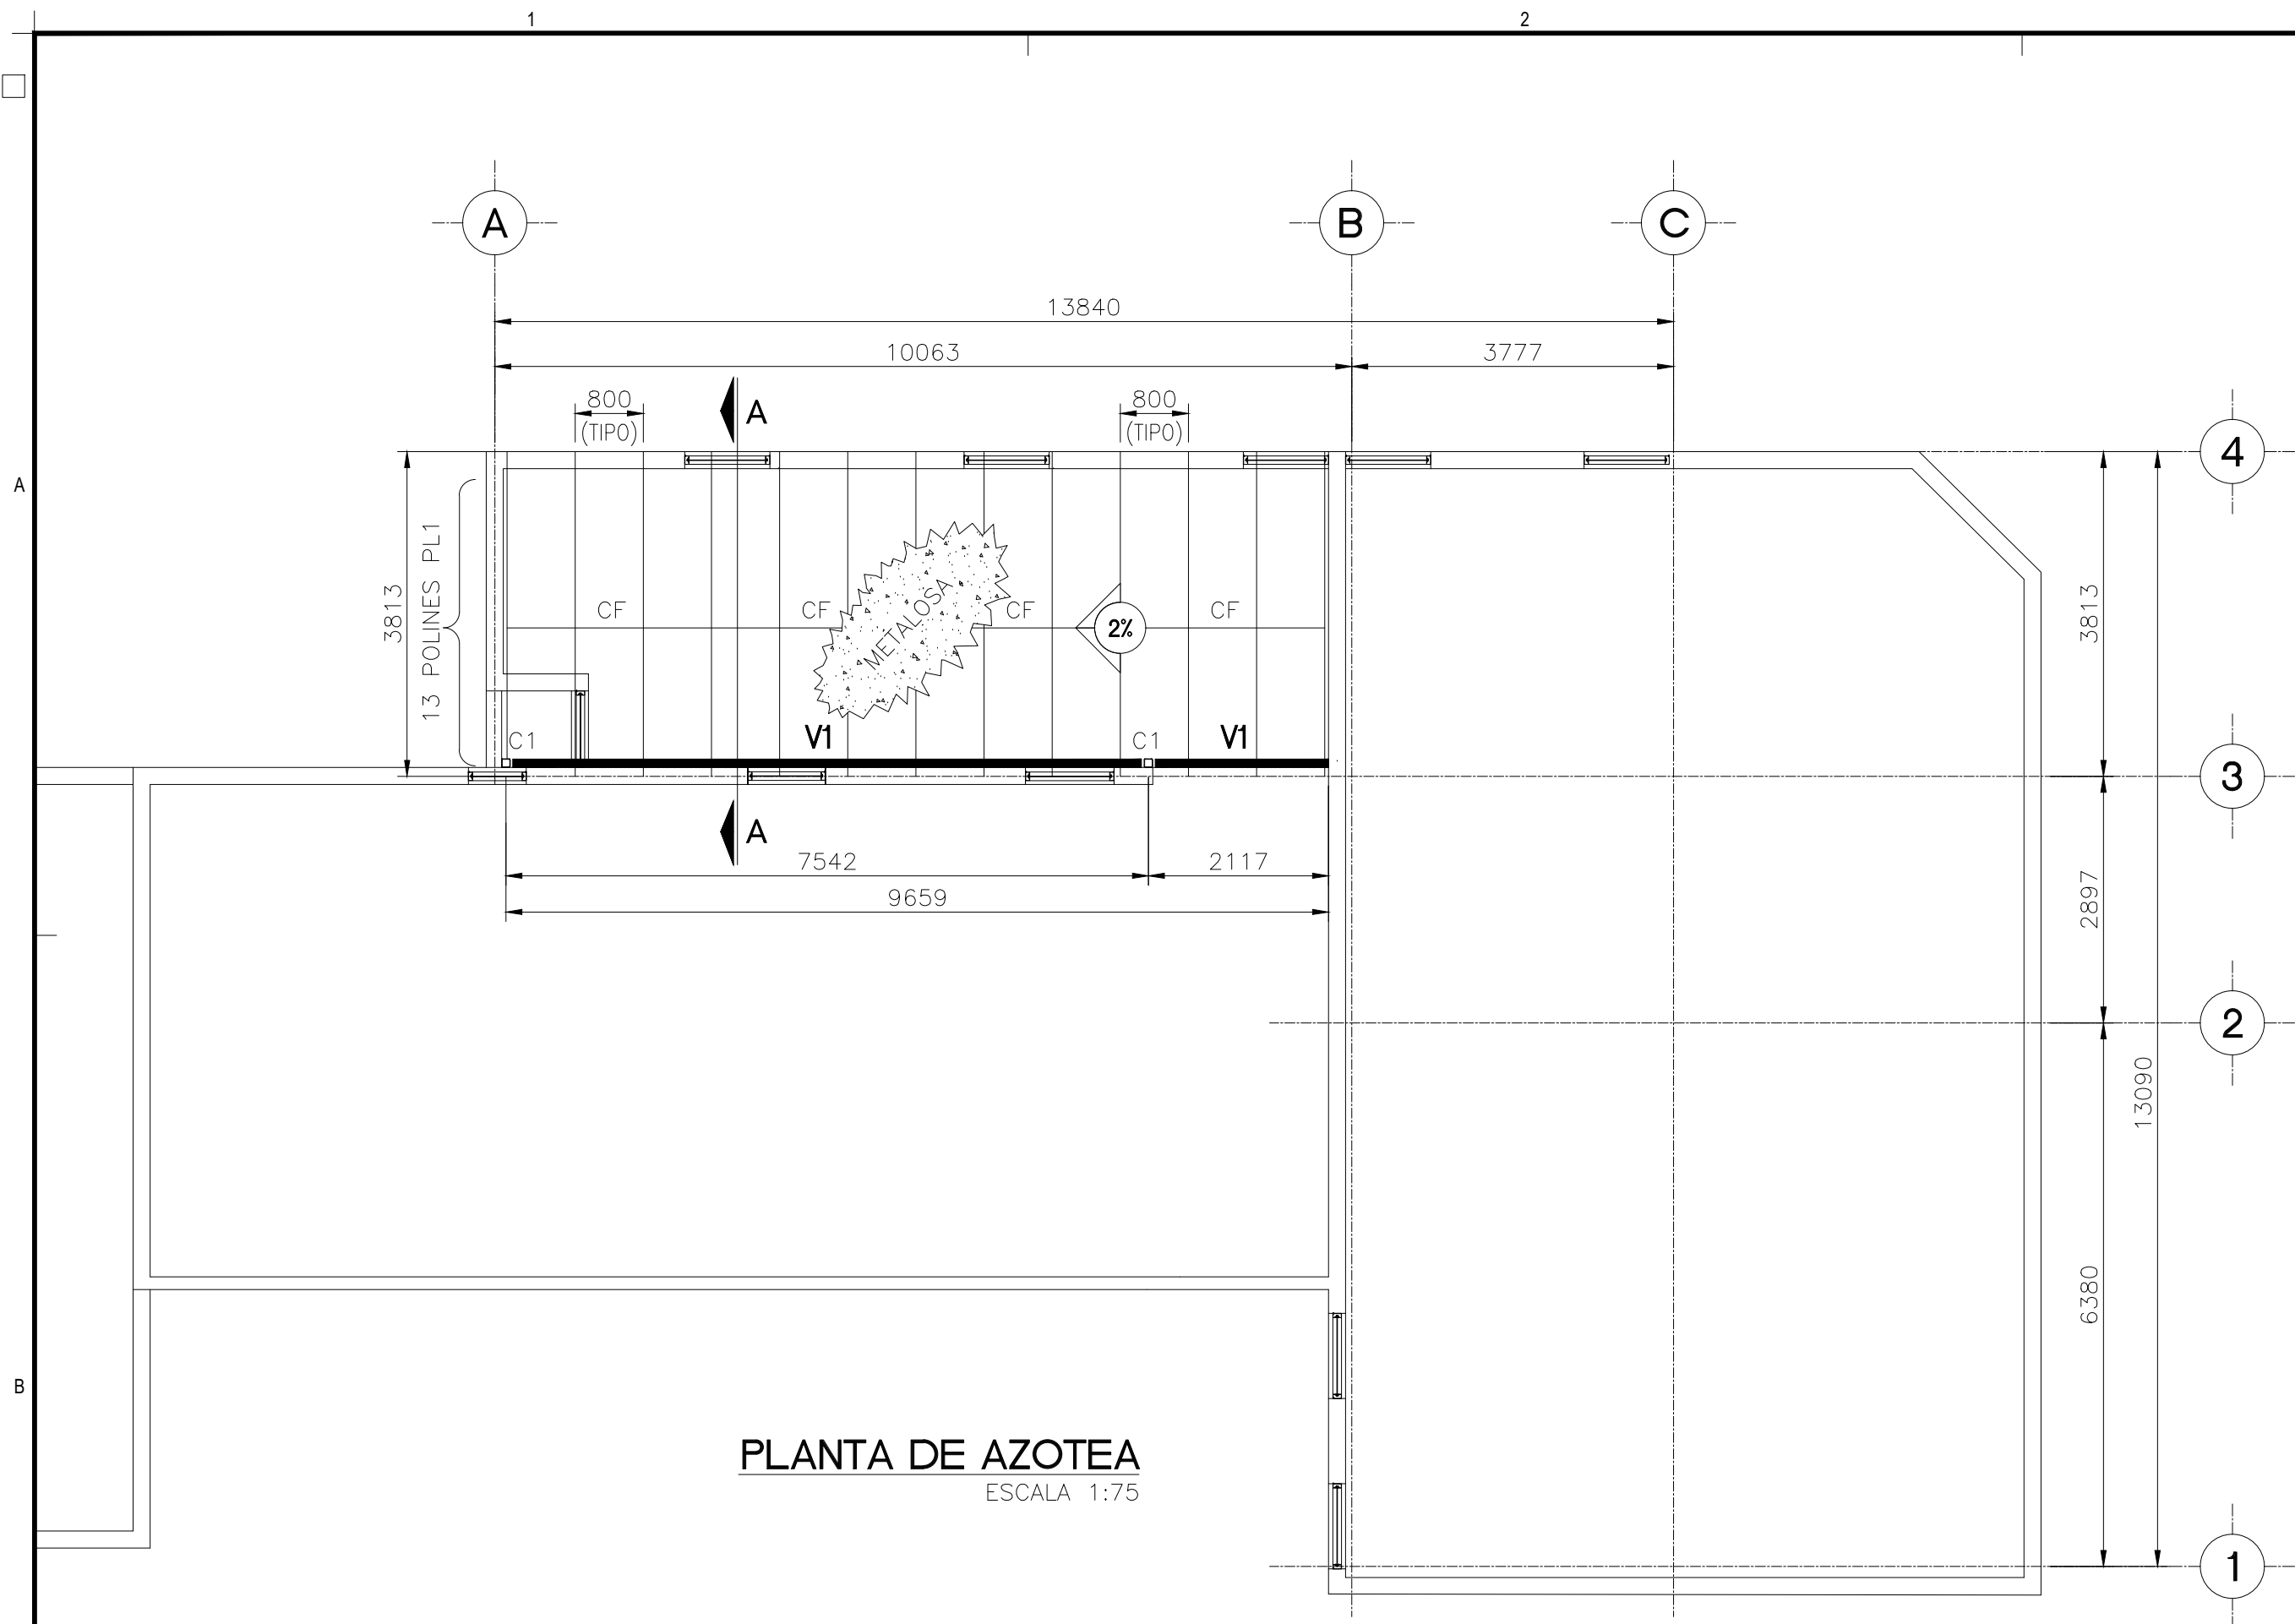


PLANTA DE AZOTEA
ESCALA 1:75

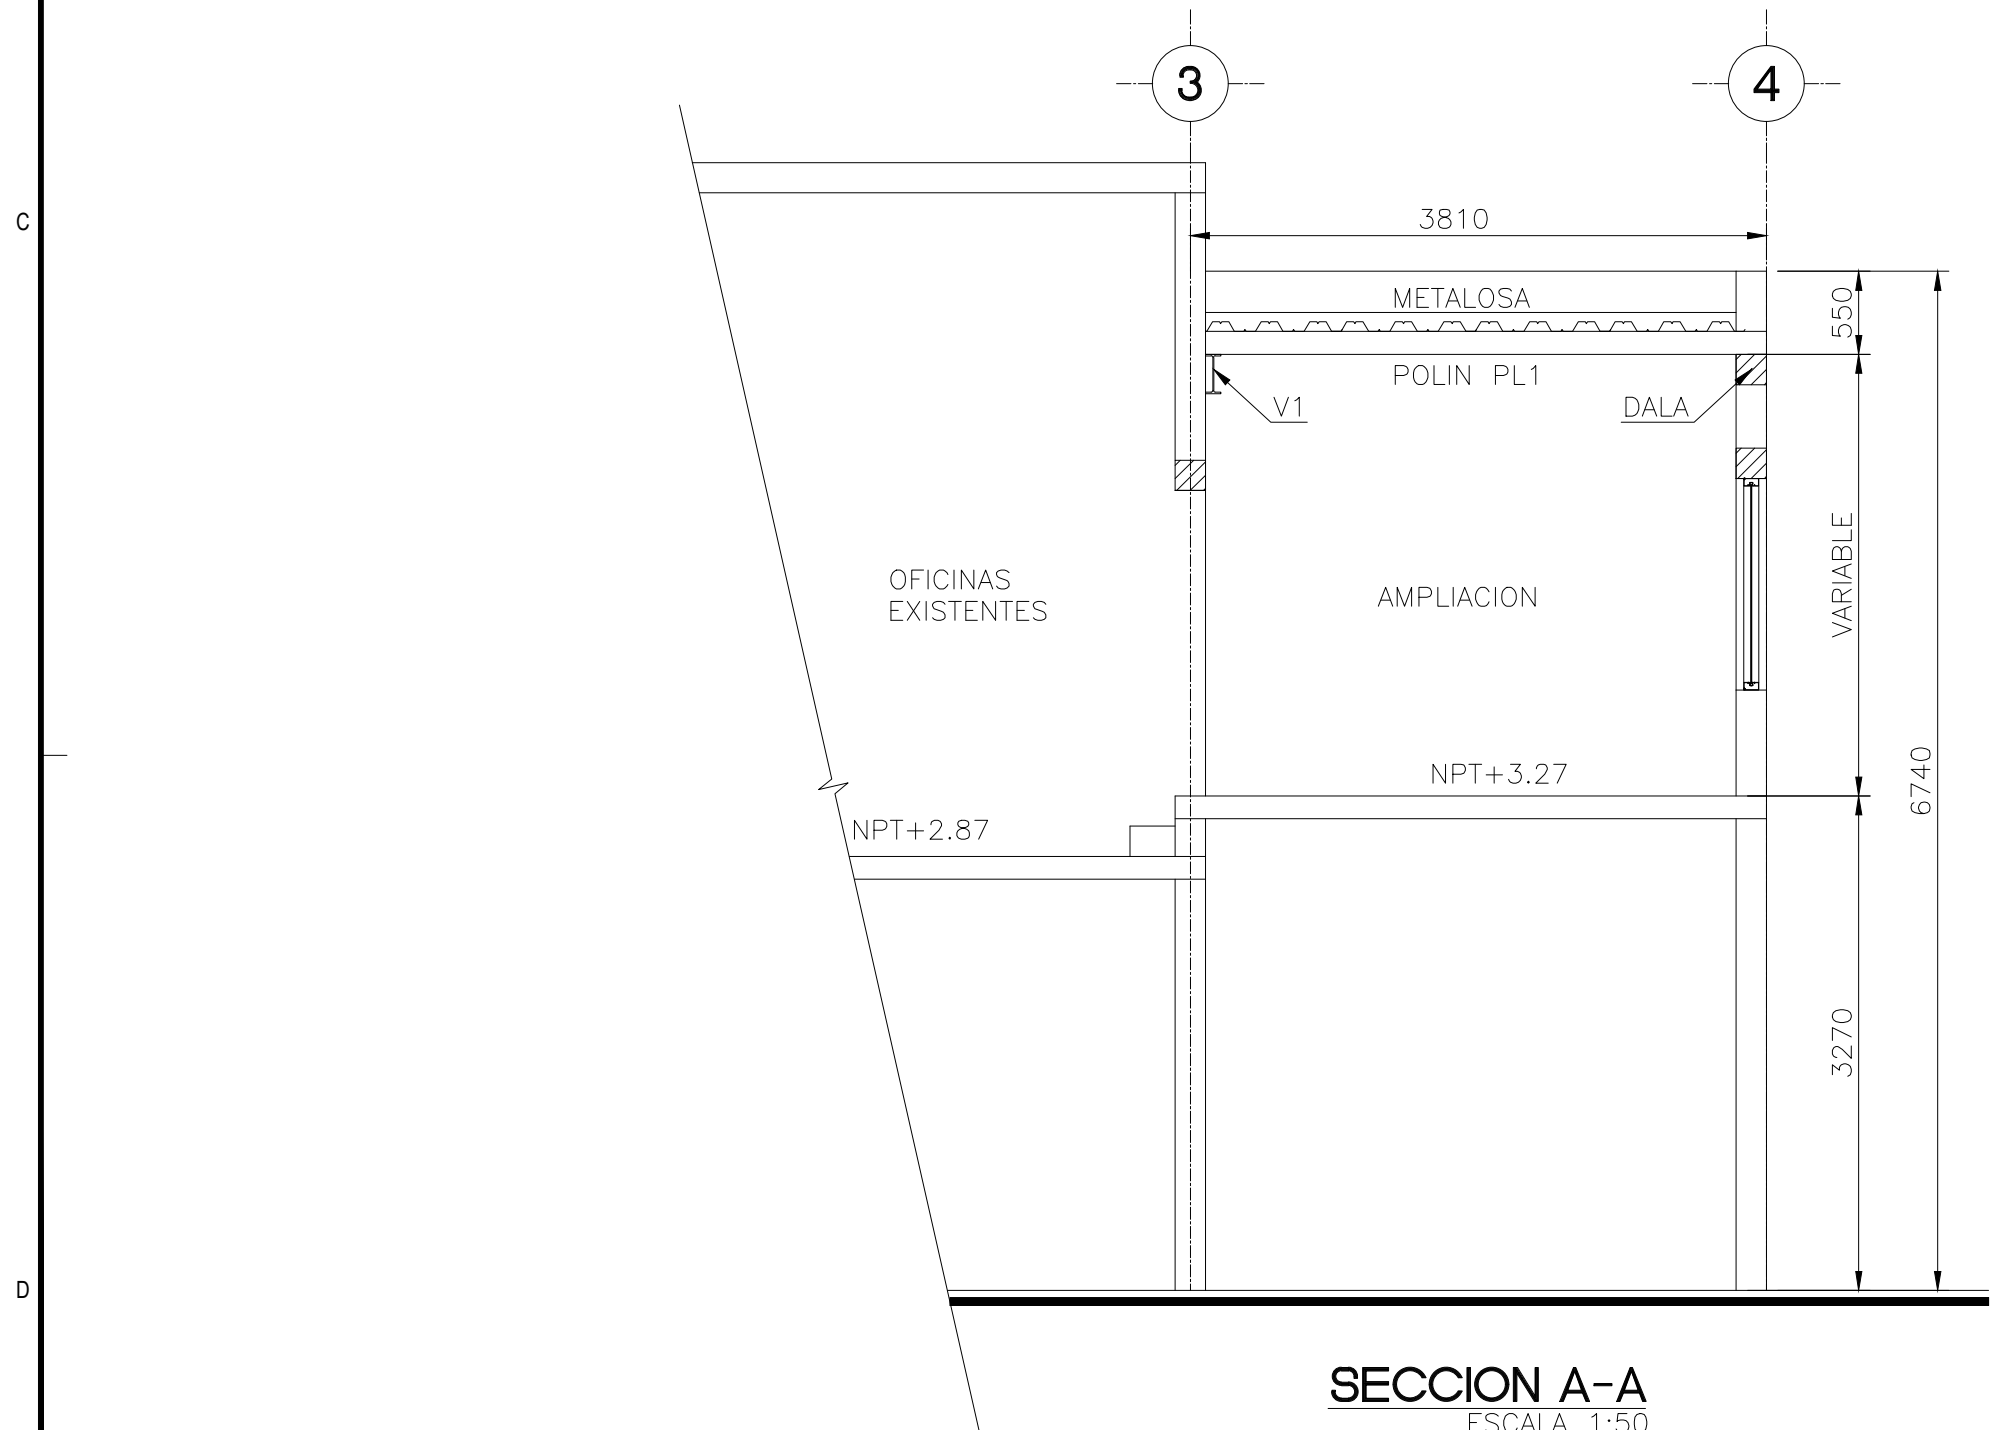


SECCION A-A
ESCALA 1:50

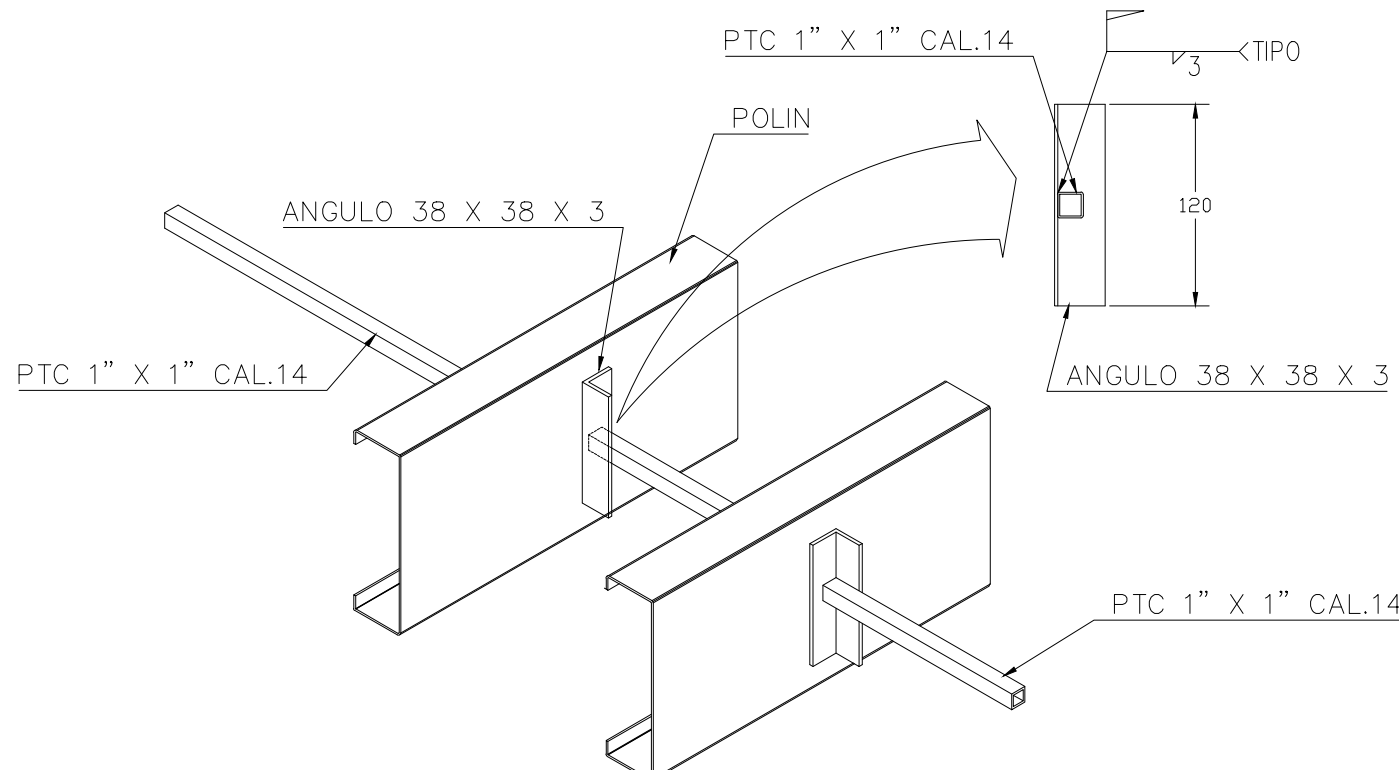

DETALLE DE CONTRAFLAMBEO (CF)

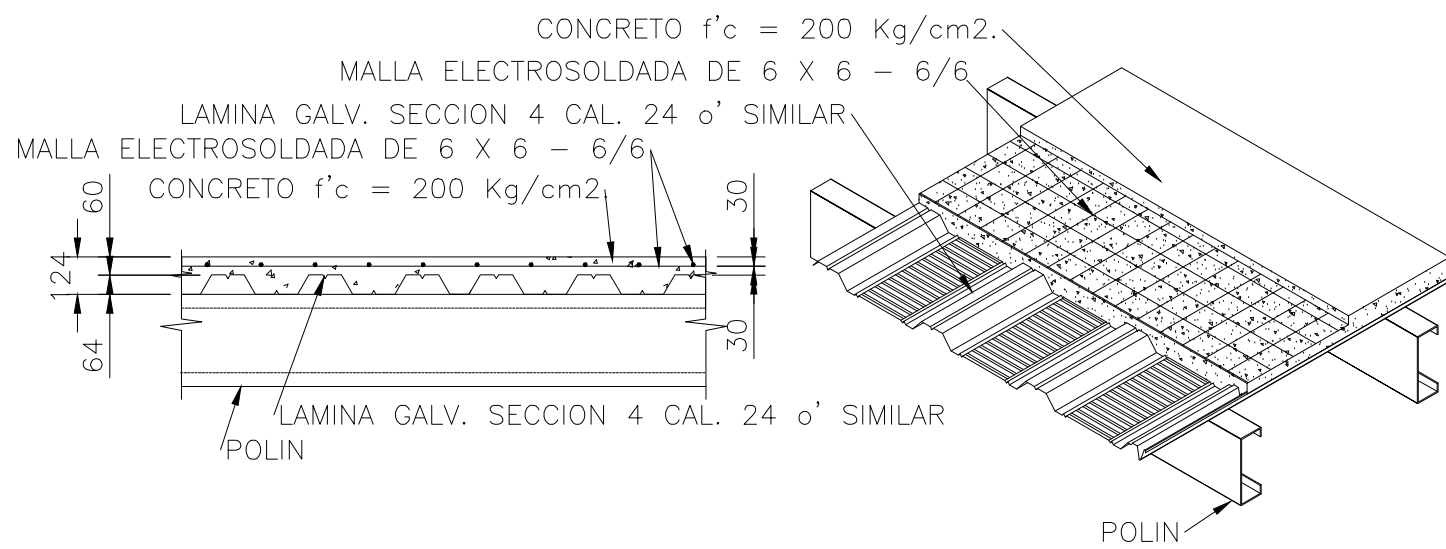

DETALLE DE METALOSA SOBRE POLIN
ESCALA 1:25

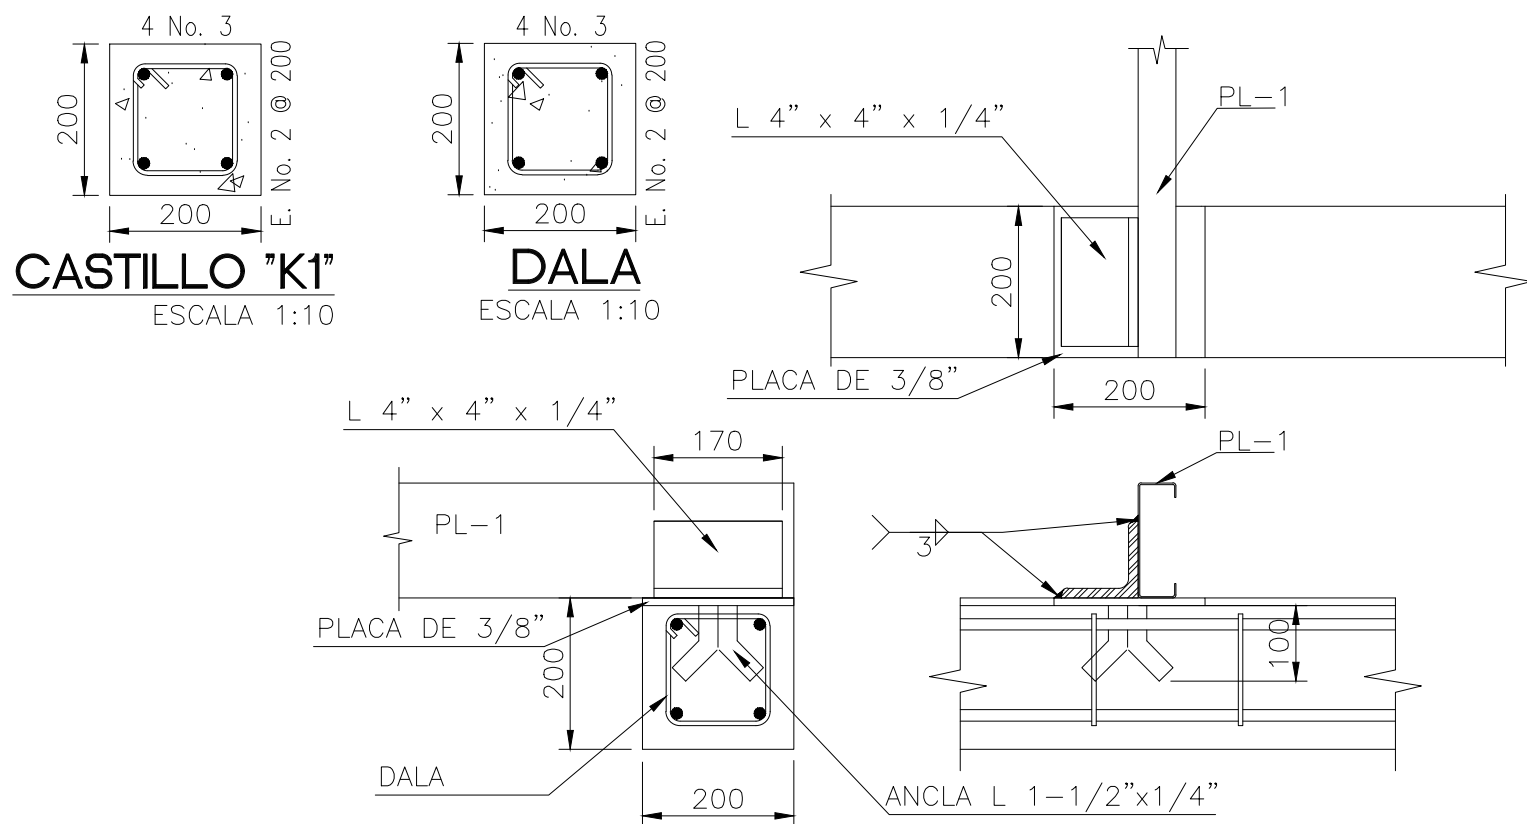


DETALLE DE CONEXION POLIN-DALA
ESCALA 1:10

M.E. OSCAR FLORES MENDEZ
C. TANZANIA No 1118
COL. PRADERAS DEL LEON
C.P. 31313
TEL. 542-21-43
CEL. 614-345-83-68
PROYECTOS ESTRUCTURALES

SIMBOLOGIA


C1 ____ TS 4" x 4" x 5/16" (22.0 kg/m.)
VI ____ IPR 10" x 4" x 28.3 kg/m.
PL1 ____ POLIN 6 EP 14
CF ____ PTC 1"x1" CAL.14

DETALLE DE GANCHO

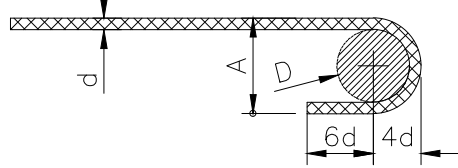

VARILLAS	Ø	d	6 d	4 d	A	D
3	3/8"	10	60	40	80	60
4	1/2"	13	78	52	104	80
5	5/8"	16	96	64	128	100
6	3/4"	19	114	76	152	120
8	1"	25	150	100	200	160

DETALLE DE GANCHO

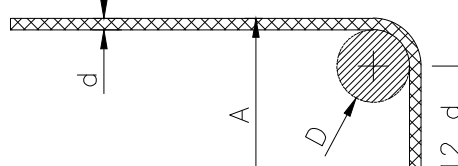

VARILLAS	Ø	d	12 d	A	D
3	3/8"	10	120	160	60
4	1/2"	13	160	210	80
5	5/8"	16	200	260	100
6	3/4"	19	230	310	120
8	1"	25	310	410	160

TABLA DE VARILLAS



VARILLAS	Ø	Lt	Lo
3	10	400	400
4	13	500	500
5	16	600	600
6	19	750	750
8	25	1000	1000

NOTAS

- CONCRETO $f'c = 200 \text{ kg/cm}^2$.
- ACERO DE REFUERZO CON $F_y = 4200 \text{ kg/cm}^2$.
- RECUBRIMIENTO LIBRE EN DADOS = 40mm.
- NO SE DEBERA TRASLAPAR EL ACERO DE REFUERZO MAS DEL 33% EN UNA MISMA SECCION.
- LA CAPACIDAD DE CARGA CONSIDERADA DEL SUELO: PARA ZAPATA AISLADA = 15 Ton/m2. PARA ZAPATA CORRIDA = 15 Ton/m2. QUE DEBERA VERIFICARSE AL CONSTRUIR.
- SE TOMARAN COMO PARTE DE ESTAS NOTAS EL REGLAMENTO ACI 318-2008.
- REVISAR COTAS EN PLANOS ARQUITECTONICOS.
- USAR CASTILLO K-1 PARA INTERSECCION DE MUROS Y A CADA 2.50 MTS. MAXIMO, EXEPTO DONDE SE INDIQUE OTRO CASTILLO.
- ACOTACIONES EN MILIMETROS.

NOTAS

- LA FABRICACION DE LA ESTRUCTURA DE ACERO SE HARA DE ACUERDO A LOS REGLAMENTOS DEL AISC-89, AISI-86 Y ANSI-AWS D1.1-90 LOS CUALES FORMAN PARTE DE ESTAS ESPECIFICACIONES.
- EL ACERO A BASE DE IPR Y POLIN DEBERA TENER UN $F_y = 3500 \text{ kg/cm}^2$.
- EL ACERO A BASE DE PLACA DEBERA TENER UN $F_y = 2530 \text{ kg/cm}^2$.
- LOS ELEMENTOS A BASE DE ANGULO DEBERA TENER UN $F_y = 2530 \text{ Kg/cm}^2$.
- LA SOLDADURA DE CONEXIONES DE ACERO A-36 SE HARAN CON ELECTRODOS E-70XX.
- COTAS EN MM.

PROYECTO :

AMPLIACION OFICINAS

UBICACION:

CALLE WILLIAM SHAKESPEARE 163, COMPLEJO INDUSTRIAL, CHIHUAHUA, CHIHUAHUA MEXICO




SECRETARÍA DE INNOVACIÓN Y DESARROLLO ECONÓMICO

PROMOTORA PARA EL DESARROLLO ECONÓMICOCODE CHIHUAHUA

INGENIERIA ESPECIALIZADA

RESPONSABLE:

OBSERVACIONES:

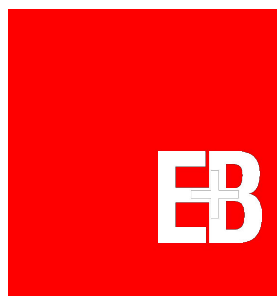

ARQUITECTURA

CAMINO AL CAMPESTRE NO. 4133
COL. QUINTAS DEL SOL
TEL. (614) 201 56 33, FAX (614) 201 56 34
www.ebarquitectura.com

PROYECTO:

M.A. ARQ. LORENA BARRERA GONZALEZ
ARQ. ALFONSO ESCARCEGA GARCIA

RESPONSABLE DE OBRA

CORRESPONSABLE DE OBRA

COORDINADOR:

E+B ARQUITECTURA

DIBUJO:

E+B ARQUITECTURA

REVISO:

M.A. ARQ. LORENA BARRERA GONZALEZ

ESCALA:

INDICADA

FECHA:

29 SEPTIEMBRE 2023

ACOTACION:


MILIMETROS

PLANO:

OP-EMT1

REVISION:

REVISION D

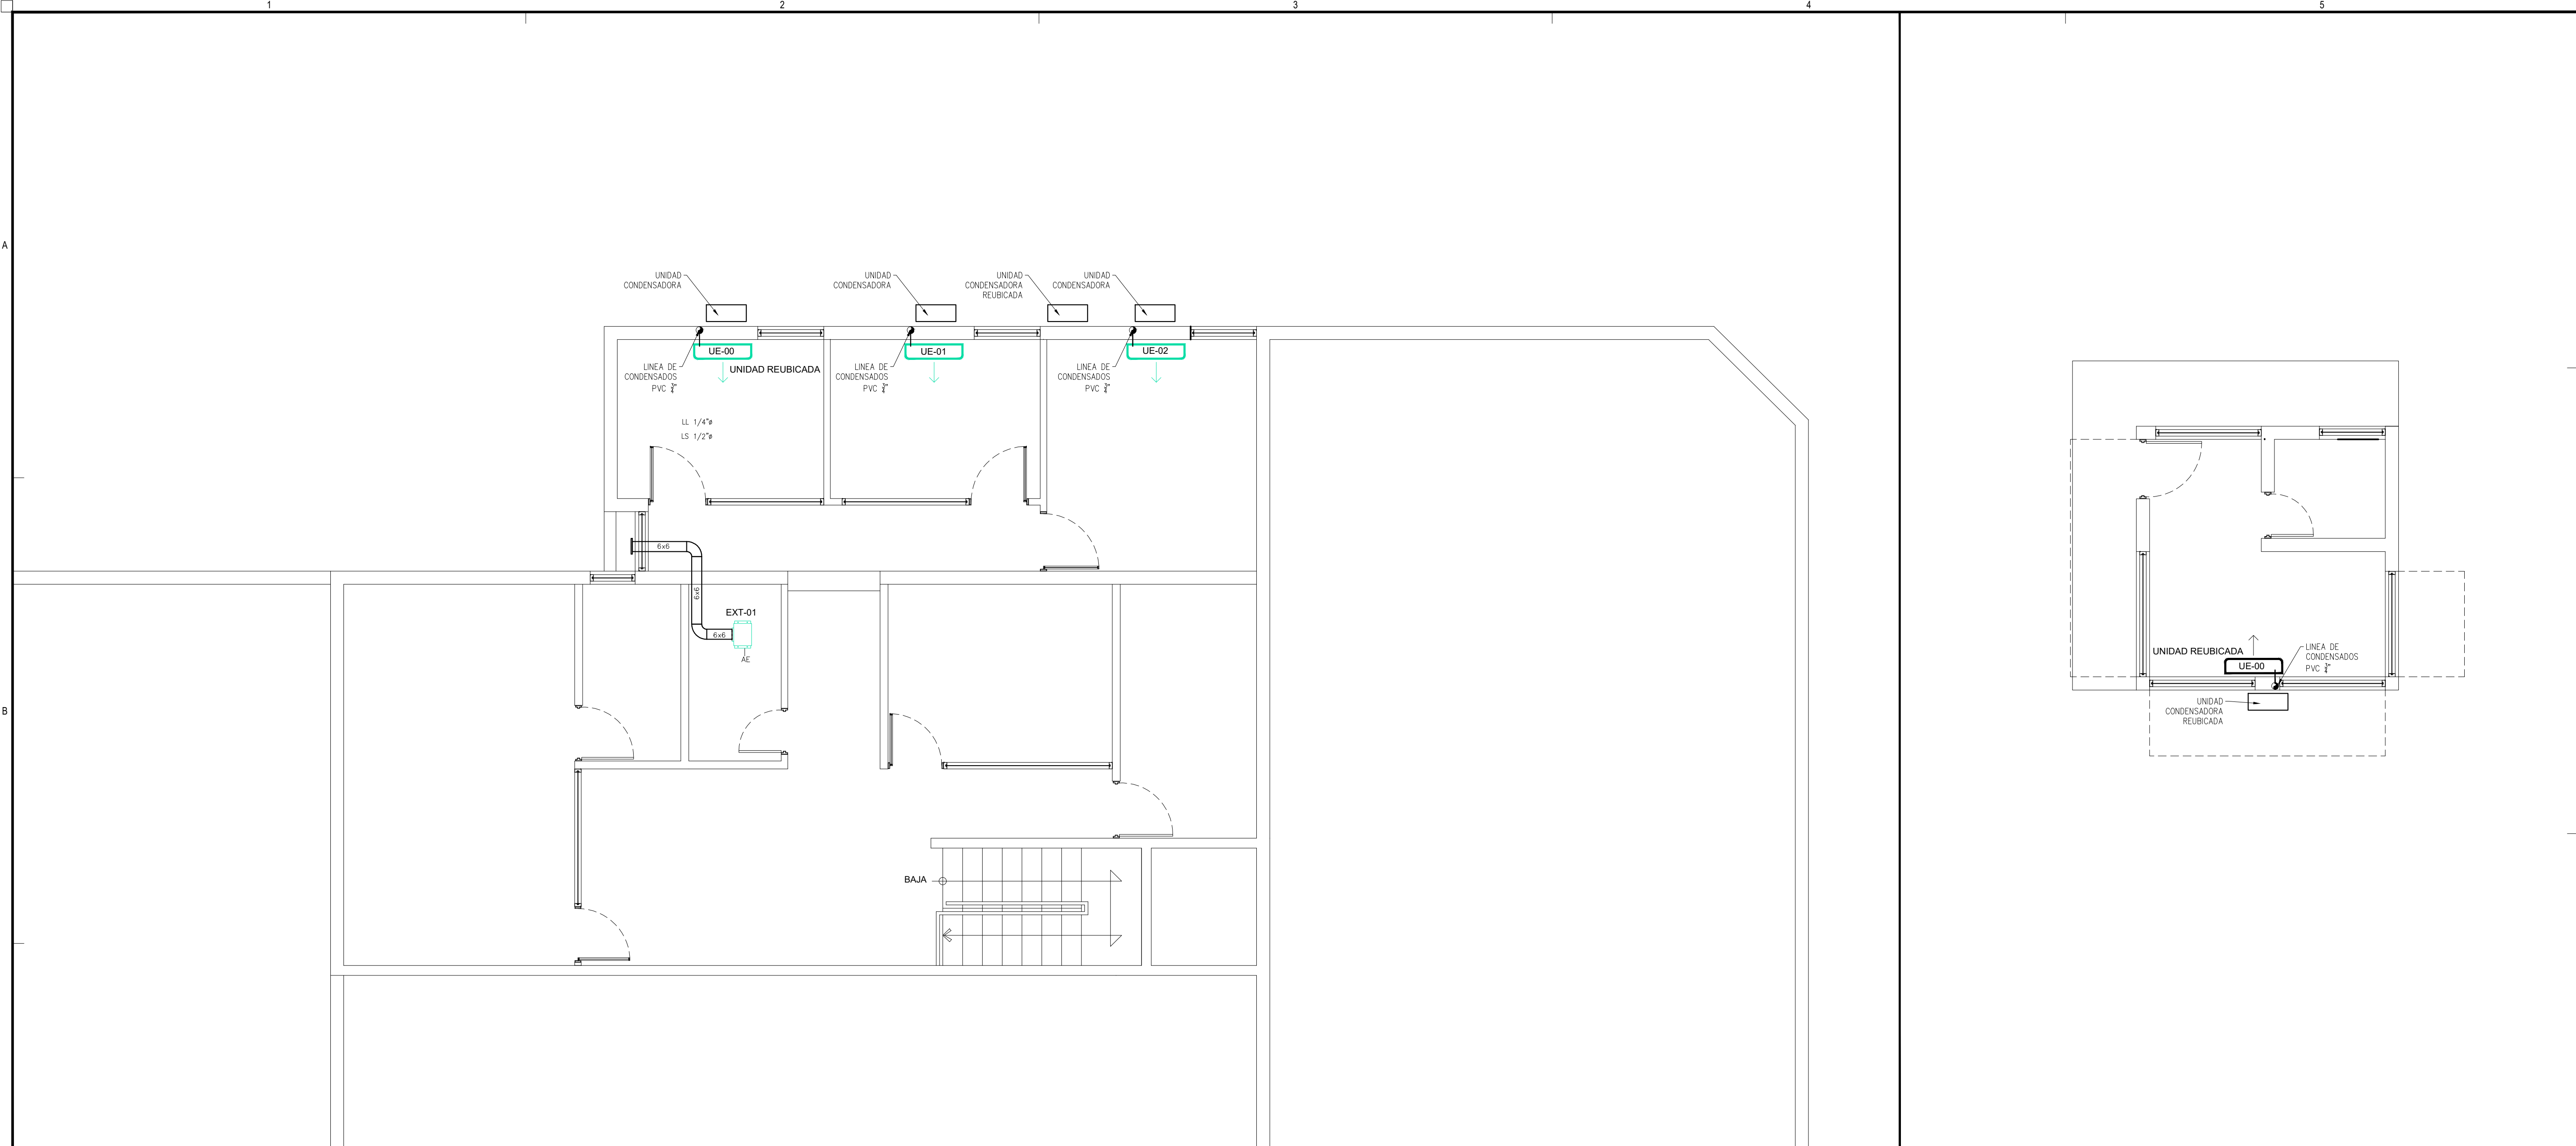

C1 PLANTA DE INSTALACION DE CLIMAS
ESCALA : 1:50

C4 PLANTA DE INSTALACION DE CLIMAS CASETA
ESCALA : 1:50

CÉDULA DE UNIDADES EVAPORADORAS														
CLAVE	MARCA	MODELO	CANTIDAD (UNIDADES)	CAPACIDAD DE REFRIGERACIÓN TON	CAPACIDAD DE CALEFACCIÓN BTU/H	FLUJO DE AIRE DE ABASTO (CFM)	CARACTERÍSTICAS ELÉCTRICAS		CARACTERÍSTICAS FÍSICAS		CONEXIÓN TUBERÍA REFRIGERANTE		ÁREA A DAR SERVICIO	ACCESORIOS
							V / F / HZ	CONSUMO ELÉCTRICO	DIMENSIONES (C" X W" X H")	PESO C/ACC (LBS)	LÍQUIDO (IN)	GAS (IN)		
UE-00 (UNIDAD REUBICADA)	YORK	YHGE120MMA-RX	2	1 TON	1 TON		220 / 1 / 60	0.6 A	33.1"X33.1"X11.33"	49 LBS.	3/8"	5/8"	OFICINA 01 / CASETA	(1)(3)
UE-01	YORK	YHGE120MMA-RX	1	1 TON	1 TON		220 / 1 / 60	0.6 A	33.1"X33.1"X11.33"	49 LBS.	3/8"	5/8"	OFICINA 02	(1)(3)
UE-02	YORK	YHGEYHKE	1	1.5 TON	1.5 TON		220 / 1 / 60	0.6 A	31.3"X10.4"X11.4"	26.4 LBS.	3/8"	¾"	OFICINA 03	(1)(3)
ACCESORIOS -ACCESORIES-														
(1) BOMBA DE CONDENSADOS (2) CONTROL REMOTO (3) THERMOSTATO														
NOTAS -NOTES-														

CÉDULA DE EXTRACTORES E INYECTORES												
CLAVE	MARCA	MODELO	CANTIDAD (UNIDADES)	FLUJO DE AIRE (CFM)	PRESIÓN ESTÁTICA (IN/H2O)	CARACTERÍSTICAS ELÉCTRICAS			CARACTERÍSTICAS FÍSICAS		ÁREA A ABASTECER	ACCESORIOS
						V / F / HZ	CONSUMO ELÉCTRICO (AMP)	MOTOR (HP)	DIMENSIONES (C" X W" X H")	PESO C/ACC (LBS)		
EXT-01	GREENHECK	SP-8110	1	100	0.25	115 / 1 / 60	0.20 AMP	20 WATTS	14.9" X 13.4" X 9"	12 LBS.	BAÑO	(1)
ACCESORIOS -ACCESORIES-												
(1) KIT ANTIVIBRATORIO DE NEOPRENO (2) DAMPER (3) WEATHERHOOD CON MALLA PAJARERA (4) WALLHOUSING (5) NEMA 3R												
NOTAS -NOTES-												
1.- EMPLEAR MOTORES CON FACTOR DE SERVICIO 1.15 O MAYOR, ASÍ COMO MOTORES TIPO NEMA PREMIUM O DE ALTA EFICIENCIA, SEGÚN SU DISPONIBILIDAD												
2.- EQUIPOS CON CERTIFICACIÓN AHCA, ASÍ COMO CERTIFICACIÓN UL / CUL 705												

D1 CEDULA DE EQUIPOS
ESCALA : 1:50

PROYECTO :
AMPLIACION OFICINAS

UBICACION:
CALLE WILLIAM SHAKESPEARE 163, COMPLEJO INDUSTRIAL, CHIHUAHUA, CHIHUAHUA MEXICO

CHIHUAHUA

Juntos Si podemos

SECRETARÍA DE INNOVACIÓN Y DESARROLLO ECONÓMICO

PROMOTORA PARA EL DESARROLLO ECONÓMICODE CHIHUAHUA

INGENIERIA ESPECIALIZADA

RESPONSABLE:

OBSERVACIONES:

EB

ARQUITECTURA

CAMINO AL CAMPESTRE NO. 4133 COL. QUINTAS DEL SOL TEL. (614) 201 56 33. FAX (614) 201 56 34 www.ebarquitectura.com

PROYECTO:
M.A. ARQ. LORENA BARRERA GONZALEZ
ARQ. ALFONSO ESCARCEGA GARCIA



RESPONSABLE DE OBRA

CORRESPONSABLE DE OBRA

COORDINADOR: E+B ARQUITECTURA
DIBUJO: E+B ARQUITECTURA
REVISO: M.A. ARQ. LORENA BARRERA GONZALEZ
ESCALA: INDICADA
FECHA: 2023
ACOTACION: METROS

PLANO:
CLIMAS
IN-01
REVISION: INSTALACIONES

ESCALA DE IMPRESION: 9/27/2023 15:46:46 - ARCHIVO: Y:\P-LORENA\Yammy\Proyectos\Documentos\VEP- SERVICIOS\PROYECTO\INSTALACIONES\01- INSTALACIONES.dwg

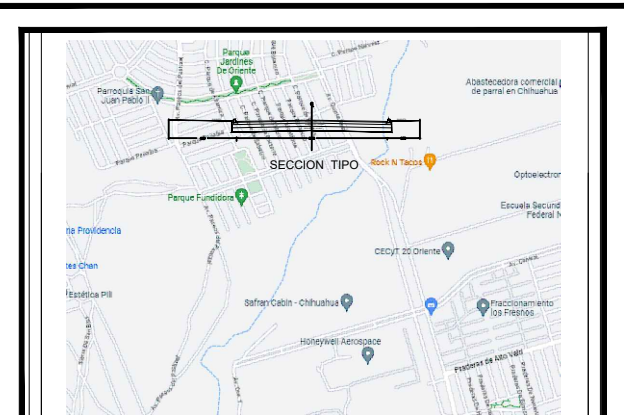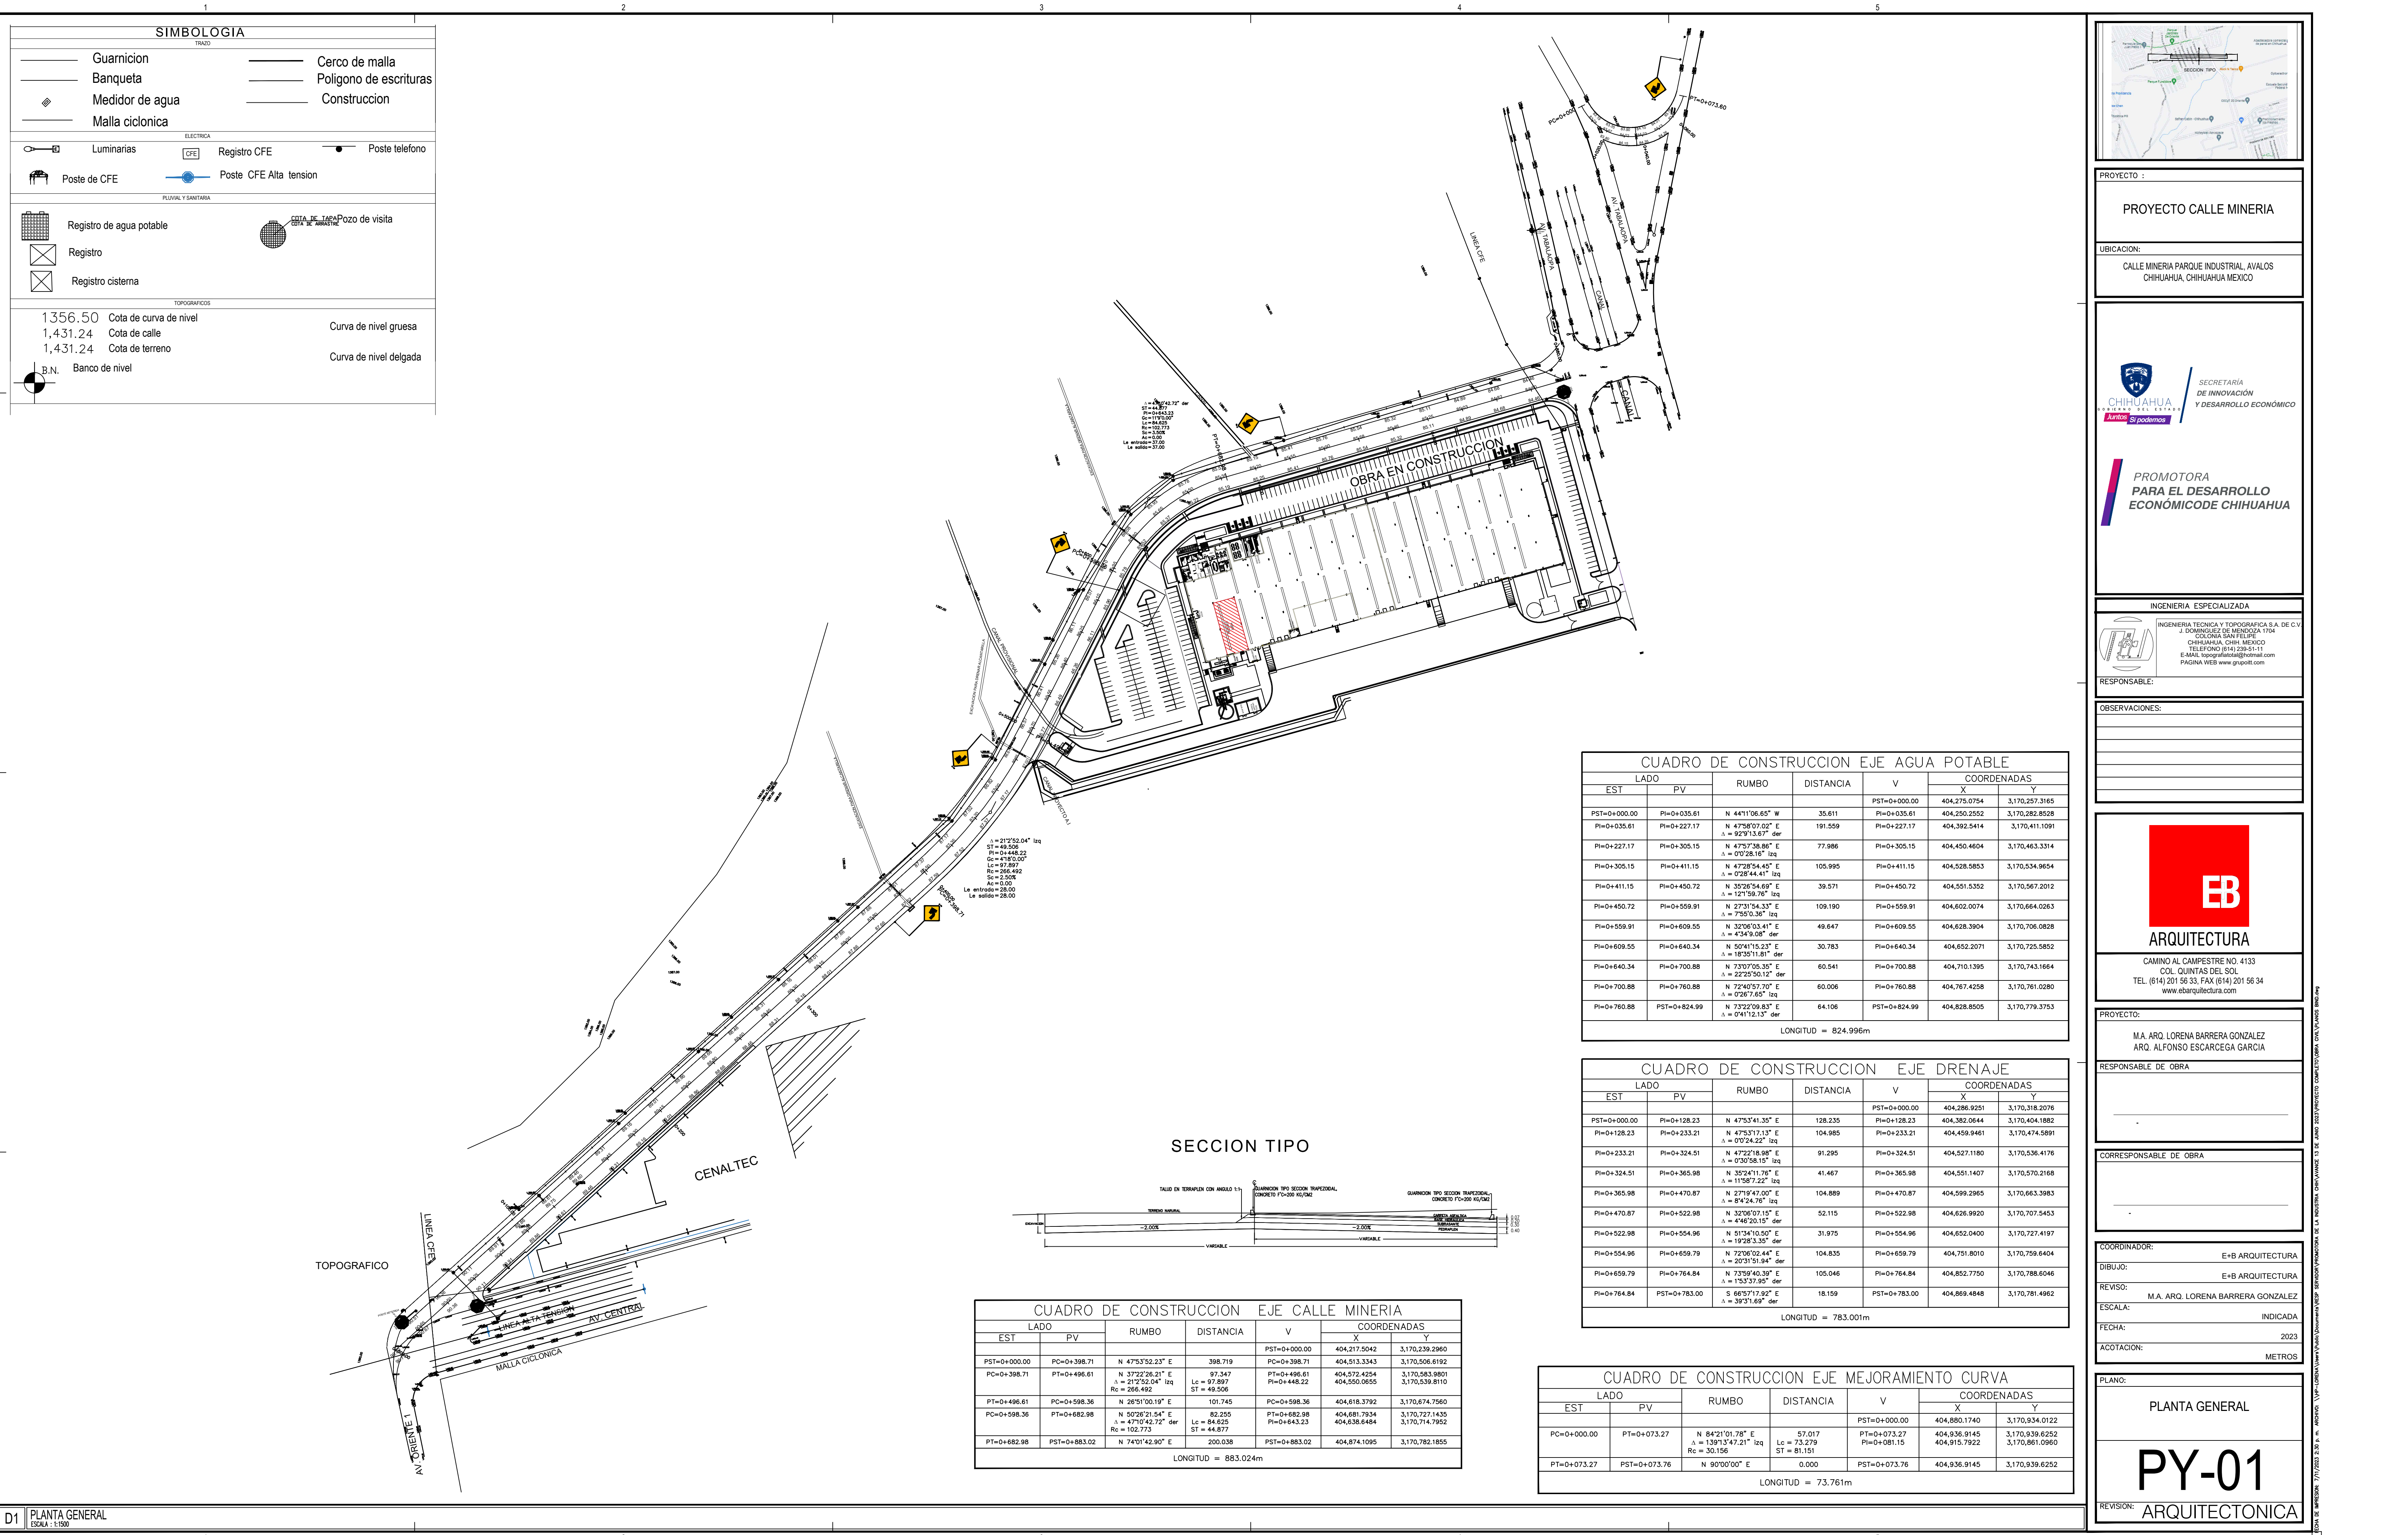

PROYECTO :
PROYECTO CALLE MINERIA

UBICACION:
CALLE MINERIA PARQUE INDUSTRIAL, AVALOS
CHIHUAHUA, CHIHUAHUA MEXICO

CHIHUAHUA
ESTADOS UNIDOS MEXICANOS
Auntes. Si podemos

SECRETARÍA
DE INNOVACIÓN
Y DESARROLLO ECONÓMICO

PROMOTORA
PARA EL DESARROLLO
ECONÓMICO DE CHIHUAHUA

INGENIERIA ESPECIALIZADA

INGENIERIA TECNICA Y TOPOGRAFICA S.A. DE C.V.
J. DOMINGUEZ DE MENDOZA 1704
COLONIA SAN FELPE
CHIHUAHUA, CHIH. MEXICO
TELÉFONO (0141) 239-51-11
E-MAIL: topograficos@grupotiti.com
PAGINA WEB: www.grupotiti.com

RESPONSABLE:

OBSERVACIONES:

EB
ARQUITECTURA

CAMINO AL CAMPESTRE NO. 4133
COL. QUINTAS DEL SOL
TEL. (614) 201 56 33, FAX (614) 201 56 34
www.ebarquitectura.com

PROYECTO:

M.A. ARQ. LORENA BARRERA GONZALEZ
ARQ. ALFONSO ESCARCEGA GARCIA

RESPONSABLE DE OBRA

CORRESPONSABLE DE OBRA

COORDINADOR: E+B ARQUITECTURA

DIBUJO: E+B ARQUITECTURA

REVISO: M.A. ARQ. LORENA BARRERA GONZALEZ

ESCALA: INDICADA

FECHA: 2023

ACOTACION: METROS

PLANO:

PLANTA GENERAL

PY-01

REVISION: ARQUITECTONICA